

 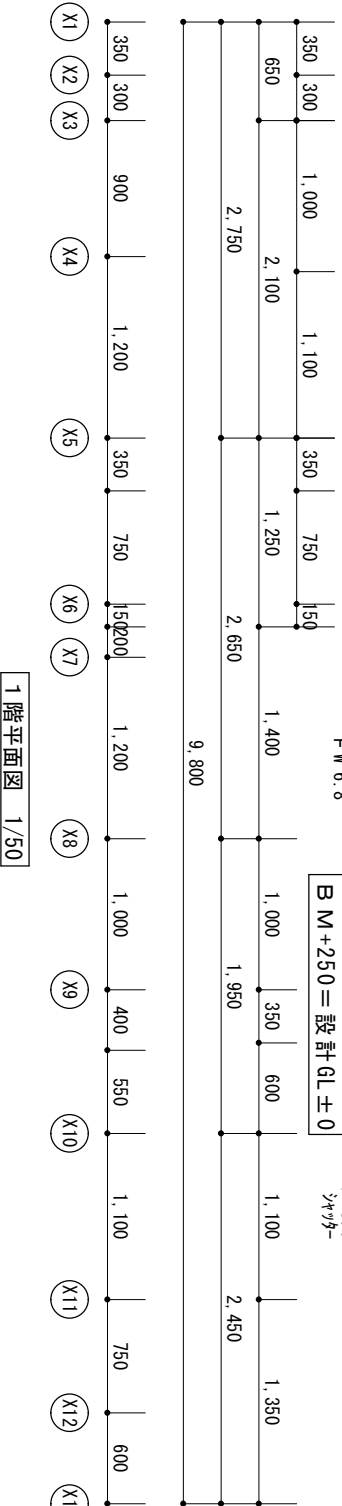
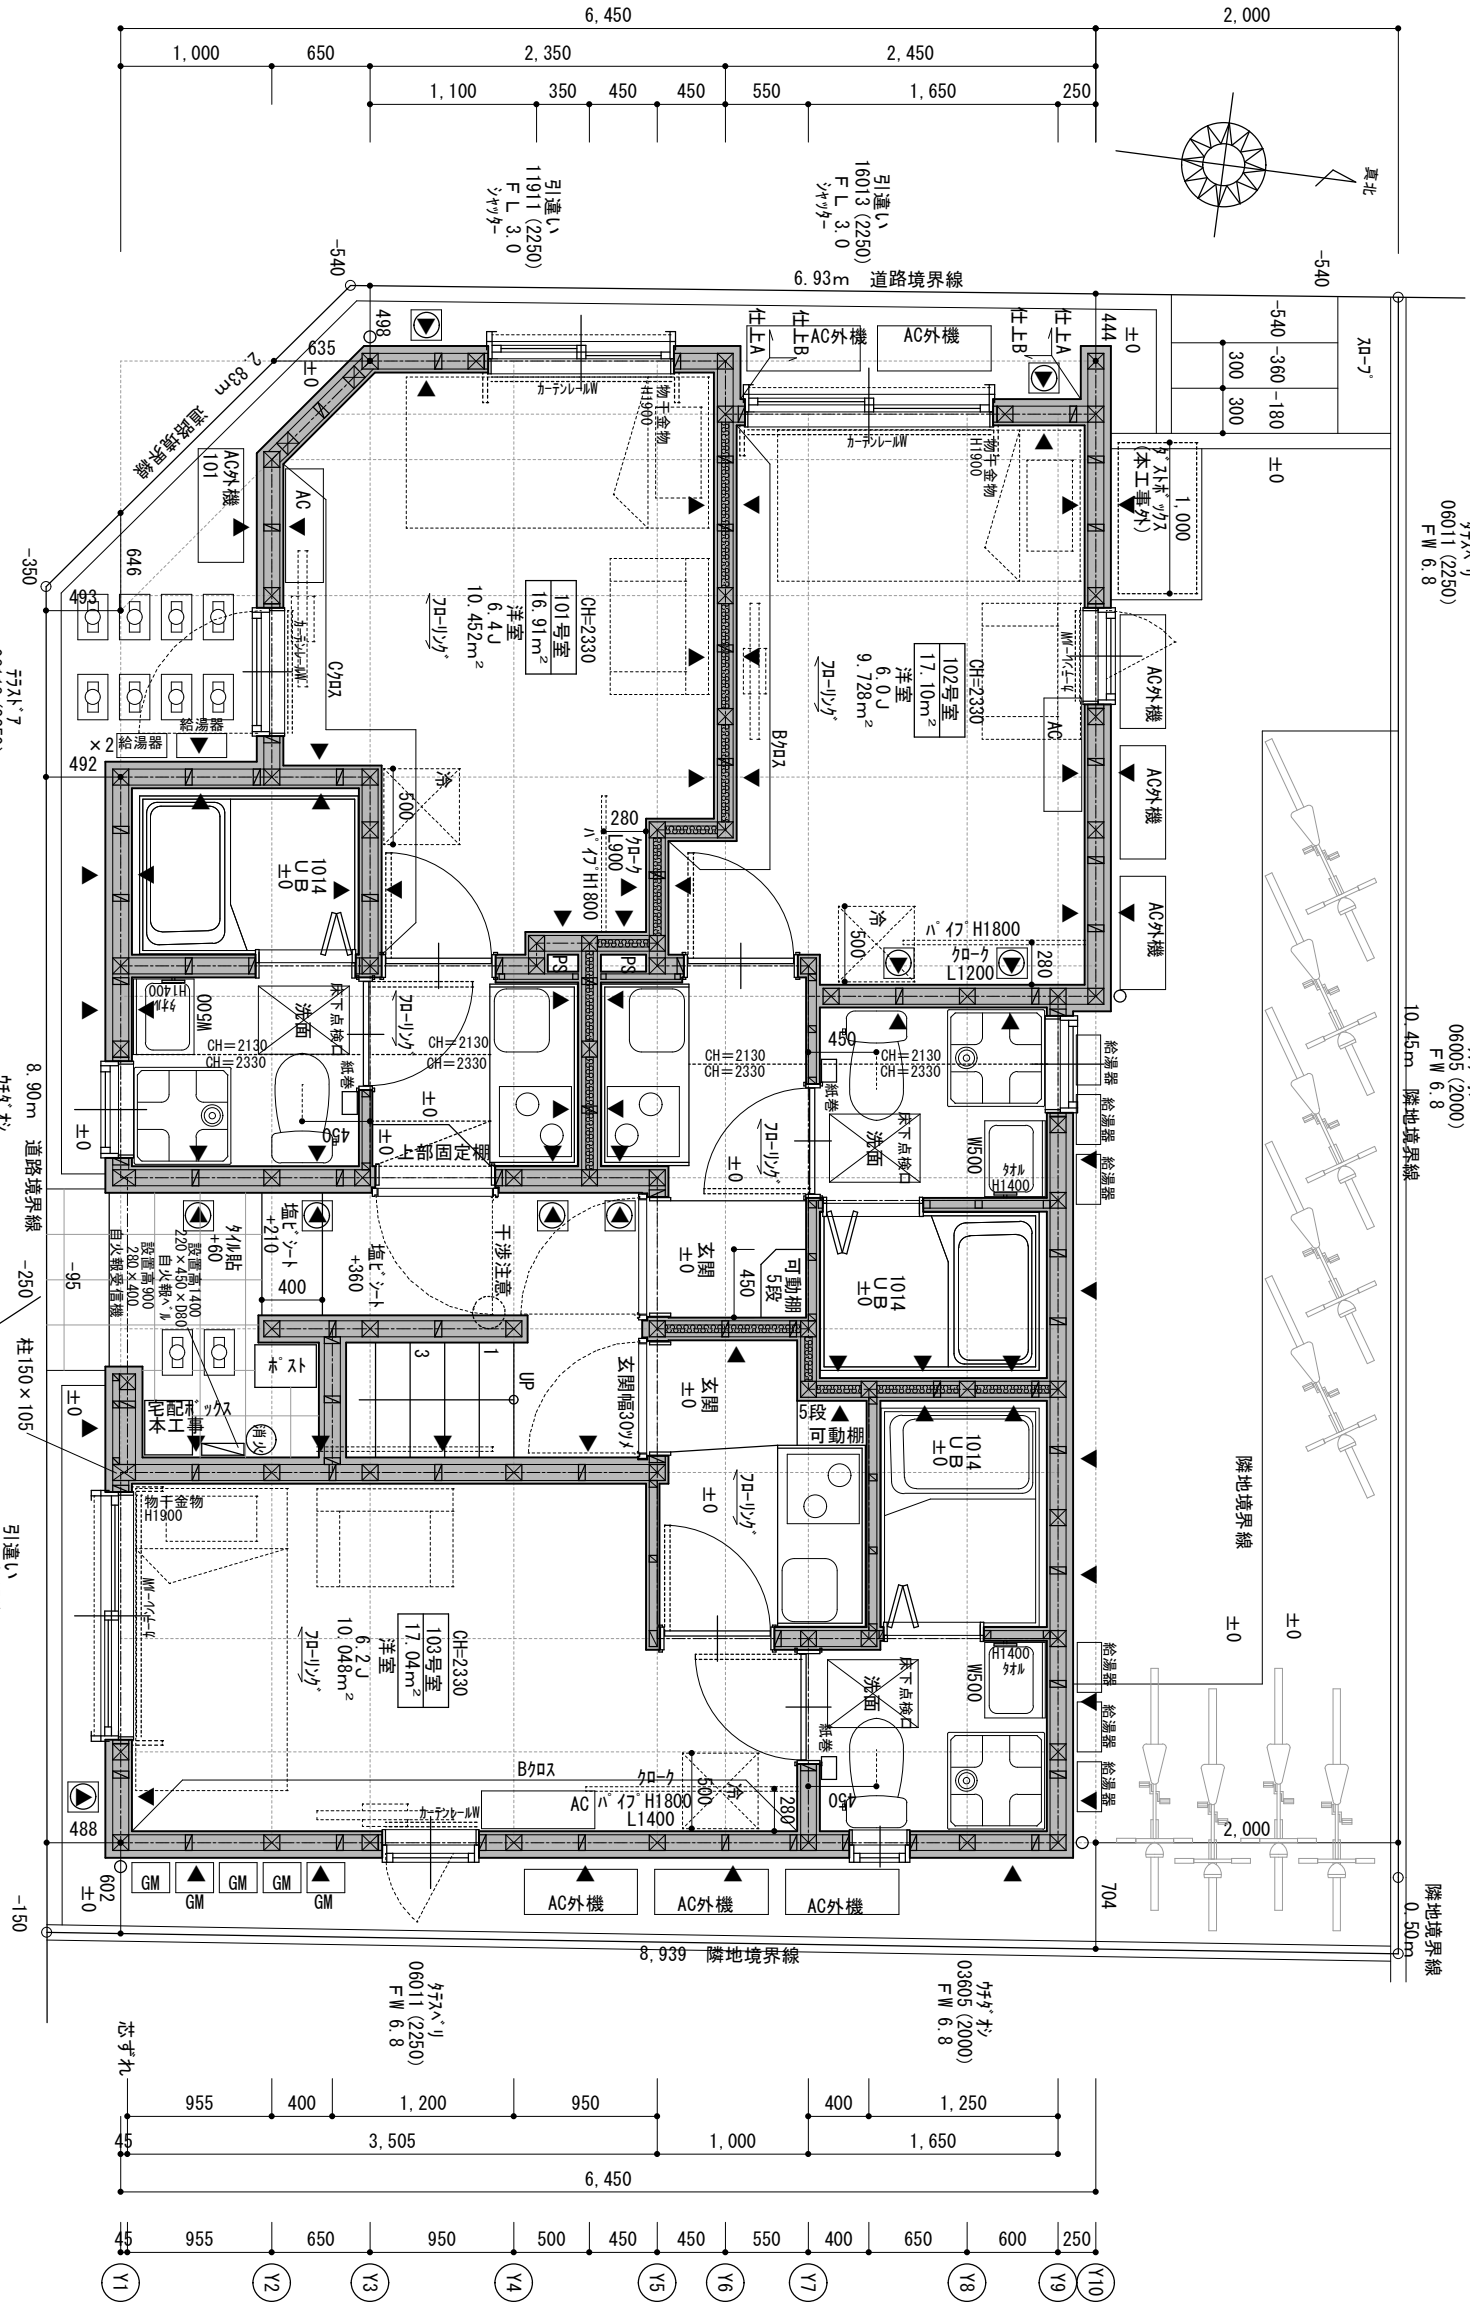




1階平面図 1/50

防遮リスト		倍率
下	筋かい45×90	2.0
上	低減 (1/7,1.6,1.2)	4.0
▲	構造用合板 9mm 釘: NS0φ150	2.5
▲	構造用合板 9mm 釘: NS0φ150	2.5
▲	構造用合板 9mm以上 真鍮床脚仕様 釘: OS60 外φ75, 内φ150	3.3
▲	構造用合板 9mm以上 大壁床脚仕様 釘: OS60 外φ75, 内φ150	3.7
△	石膏ボード 15.0mm 片面	0.9

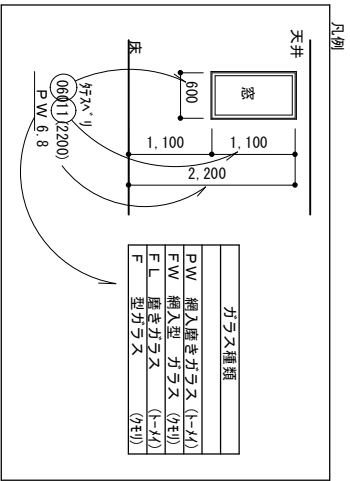


工事名称 西加平28共同住宅 新築工事

（株）小野建設一級建築士事務所
〒180 東京都武蔵野市吉祥寺本町3-23-3
TEL 0422-55-6611



記事 一級建築士登録 第288385号
久保 達彦

図名 1階平面図
縮尺 1/50 設計 検図 承認

 
NO 01
設計年月日 出力年月日
20 24 年 12 月 6 日



隣地境界線
0.50m

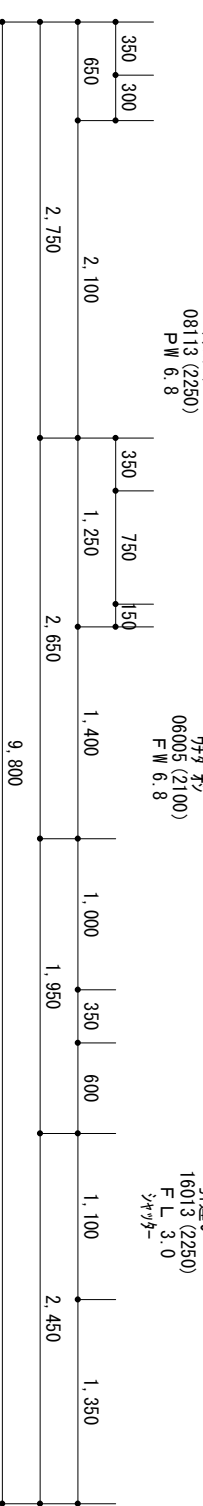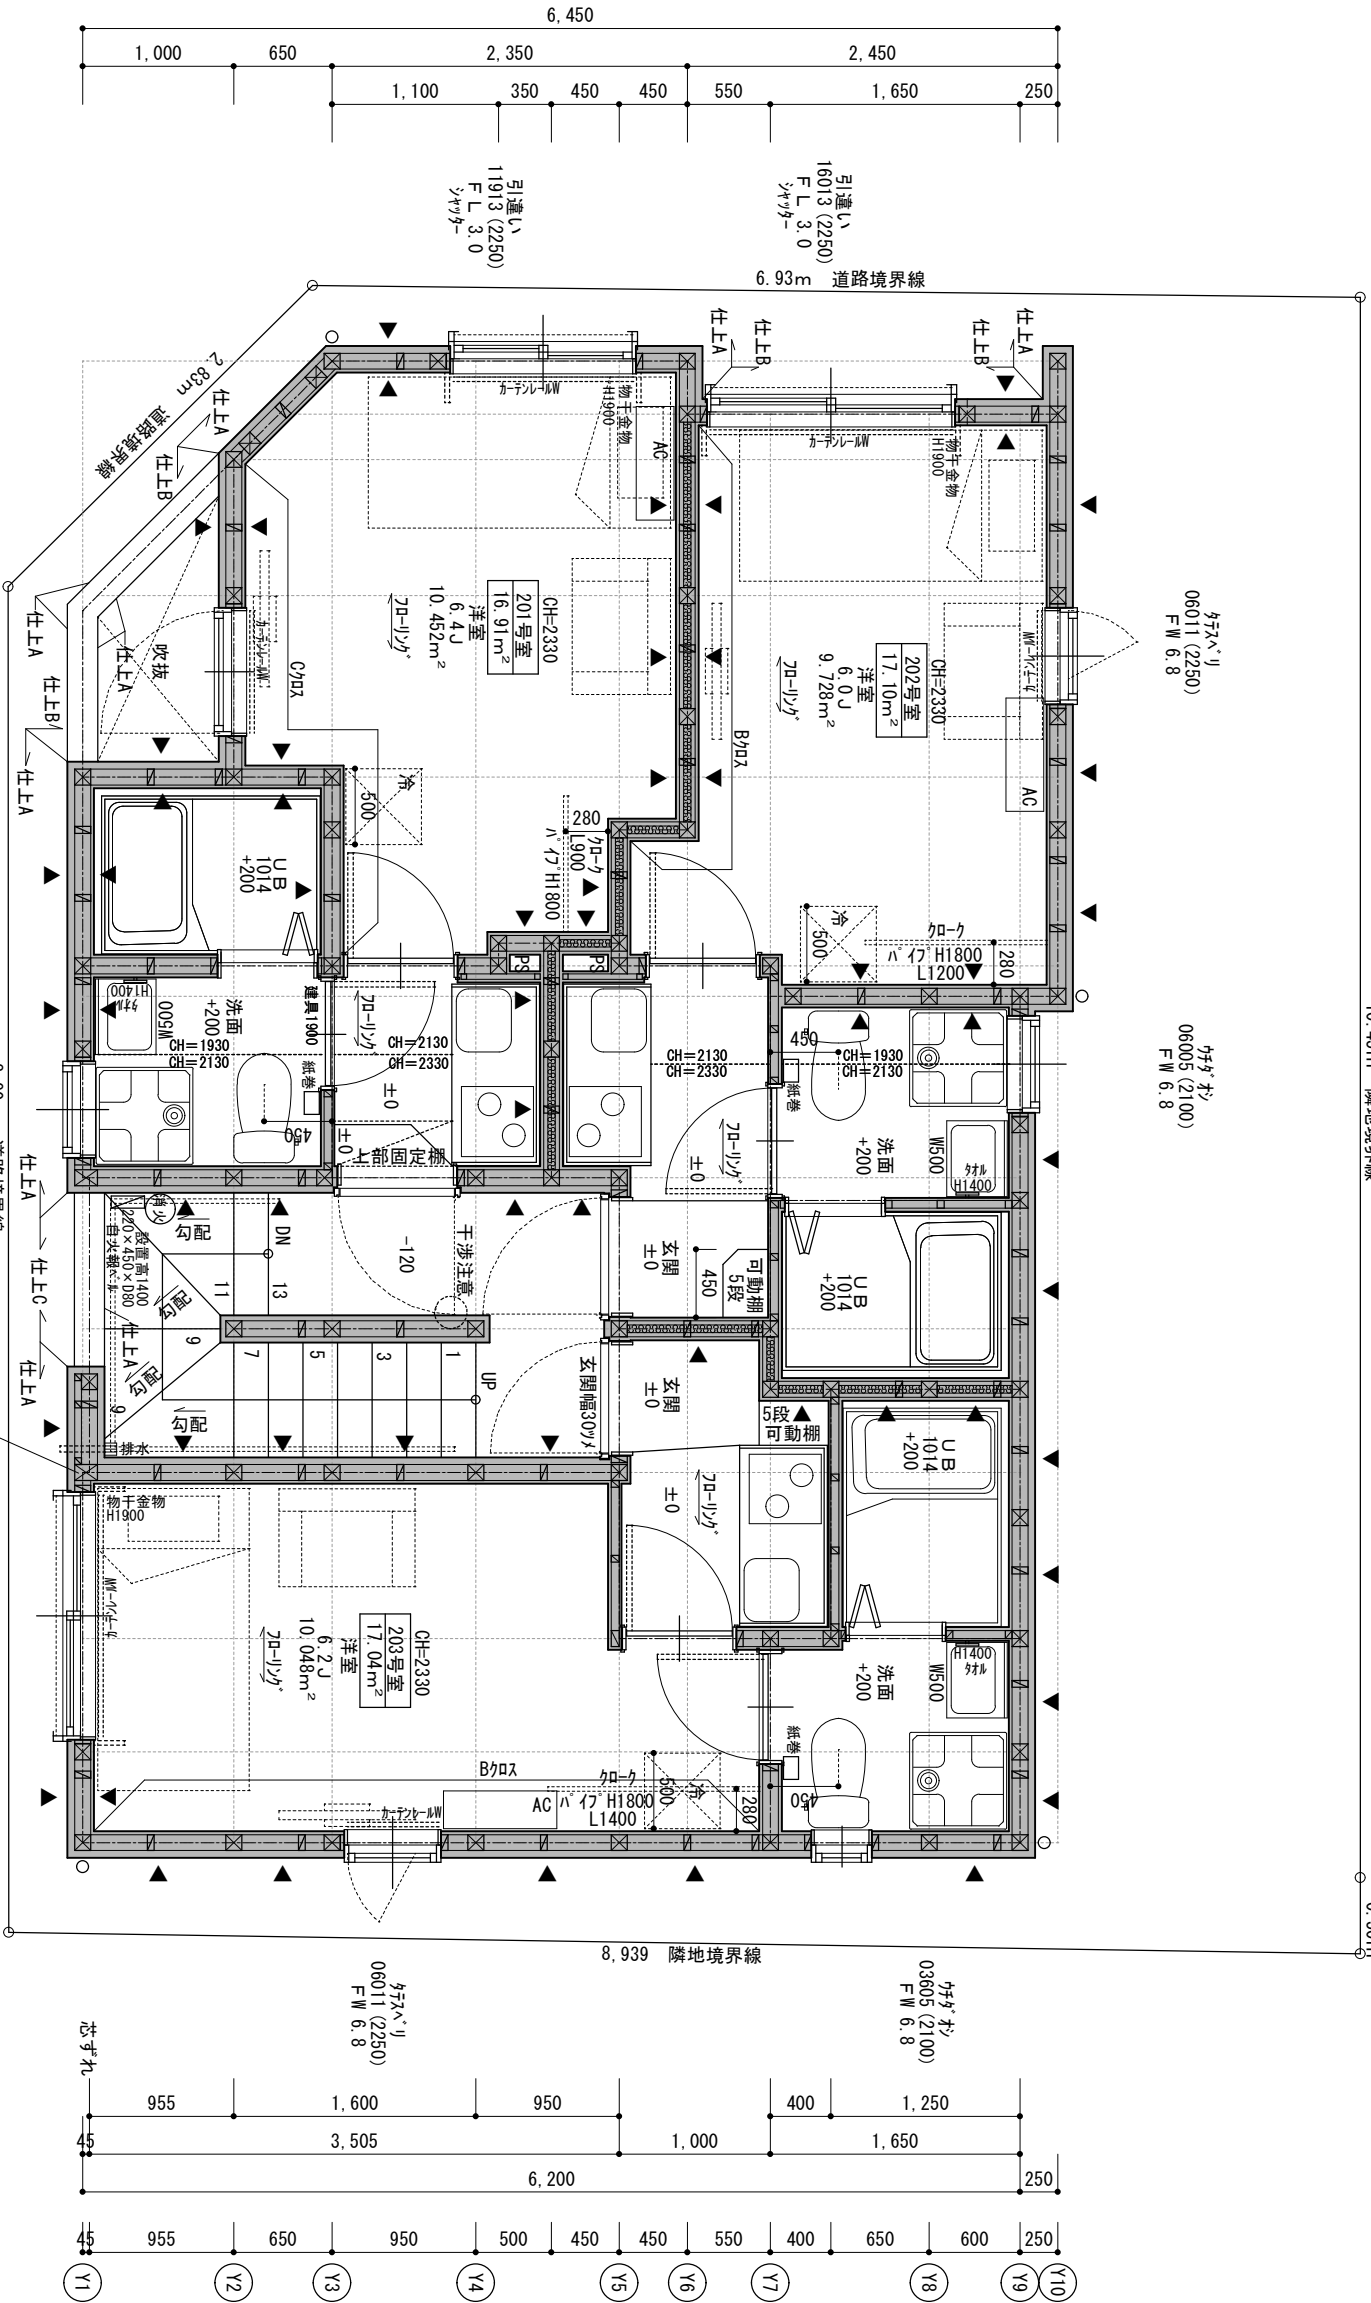



避難ロープ
2F、3Fの排水ルートは全て梁上

 


2階平面図 1/50

防湿リスト		倍率
下	筋かい45×90 低減 (1/7,1.6,1.2)	2.0
上	筋かい45×80タスキ掛け	4.0
▲	構造用合板 9mm 釘: N50φ150	2.5
▲	構造用合板 9mm 重量床断仕様 釘: N50φ150	2.5
▲	構造用合板 9mm以上 真鍮床断仕様 釘: OK60 外φ75、内φ150	3.3
▲	構造用合板 9mm以上 大壁床断仕様 釘: OK60 外φ75、内φ150	3.7
△	石膏ボード 15.0mm 片面	0.9

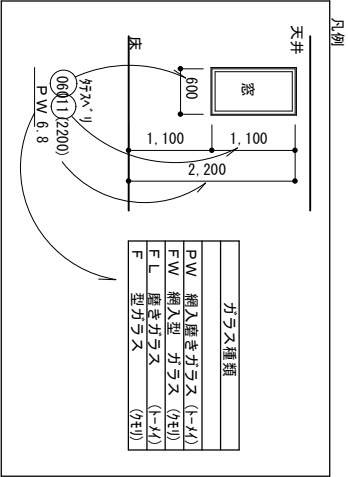


 


隣地境界線
0.50m

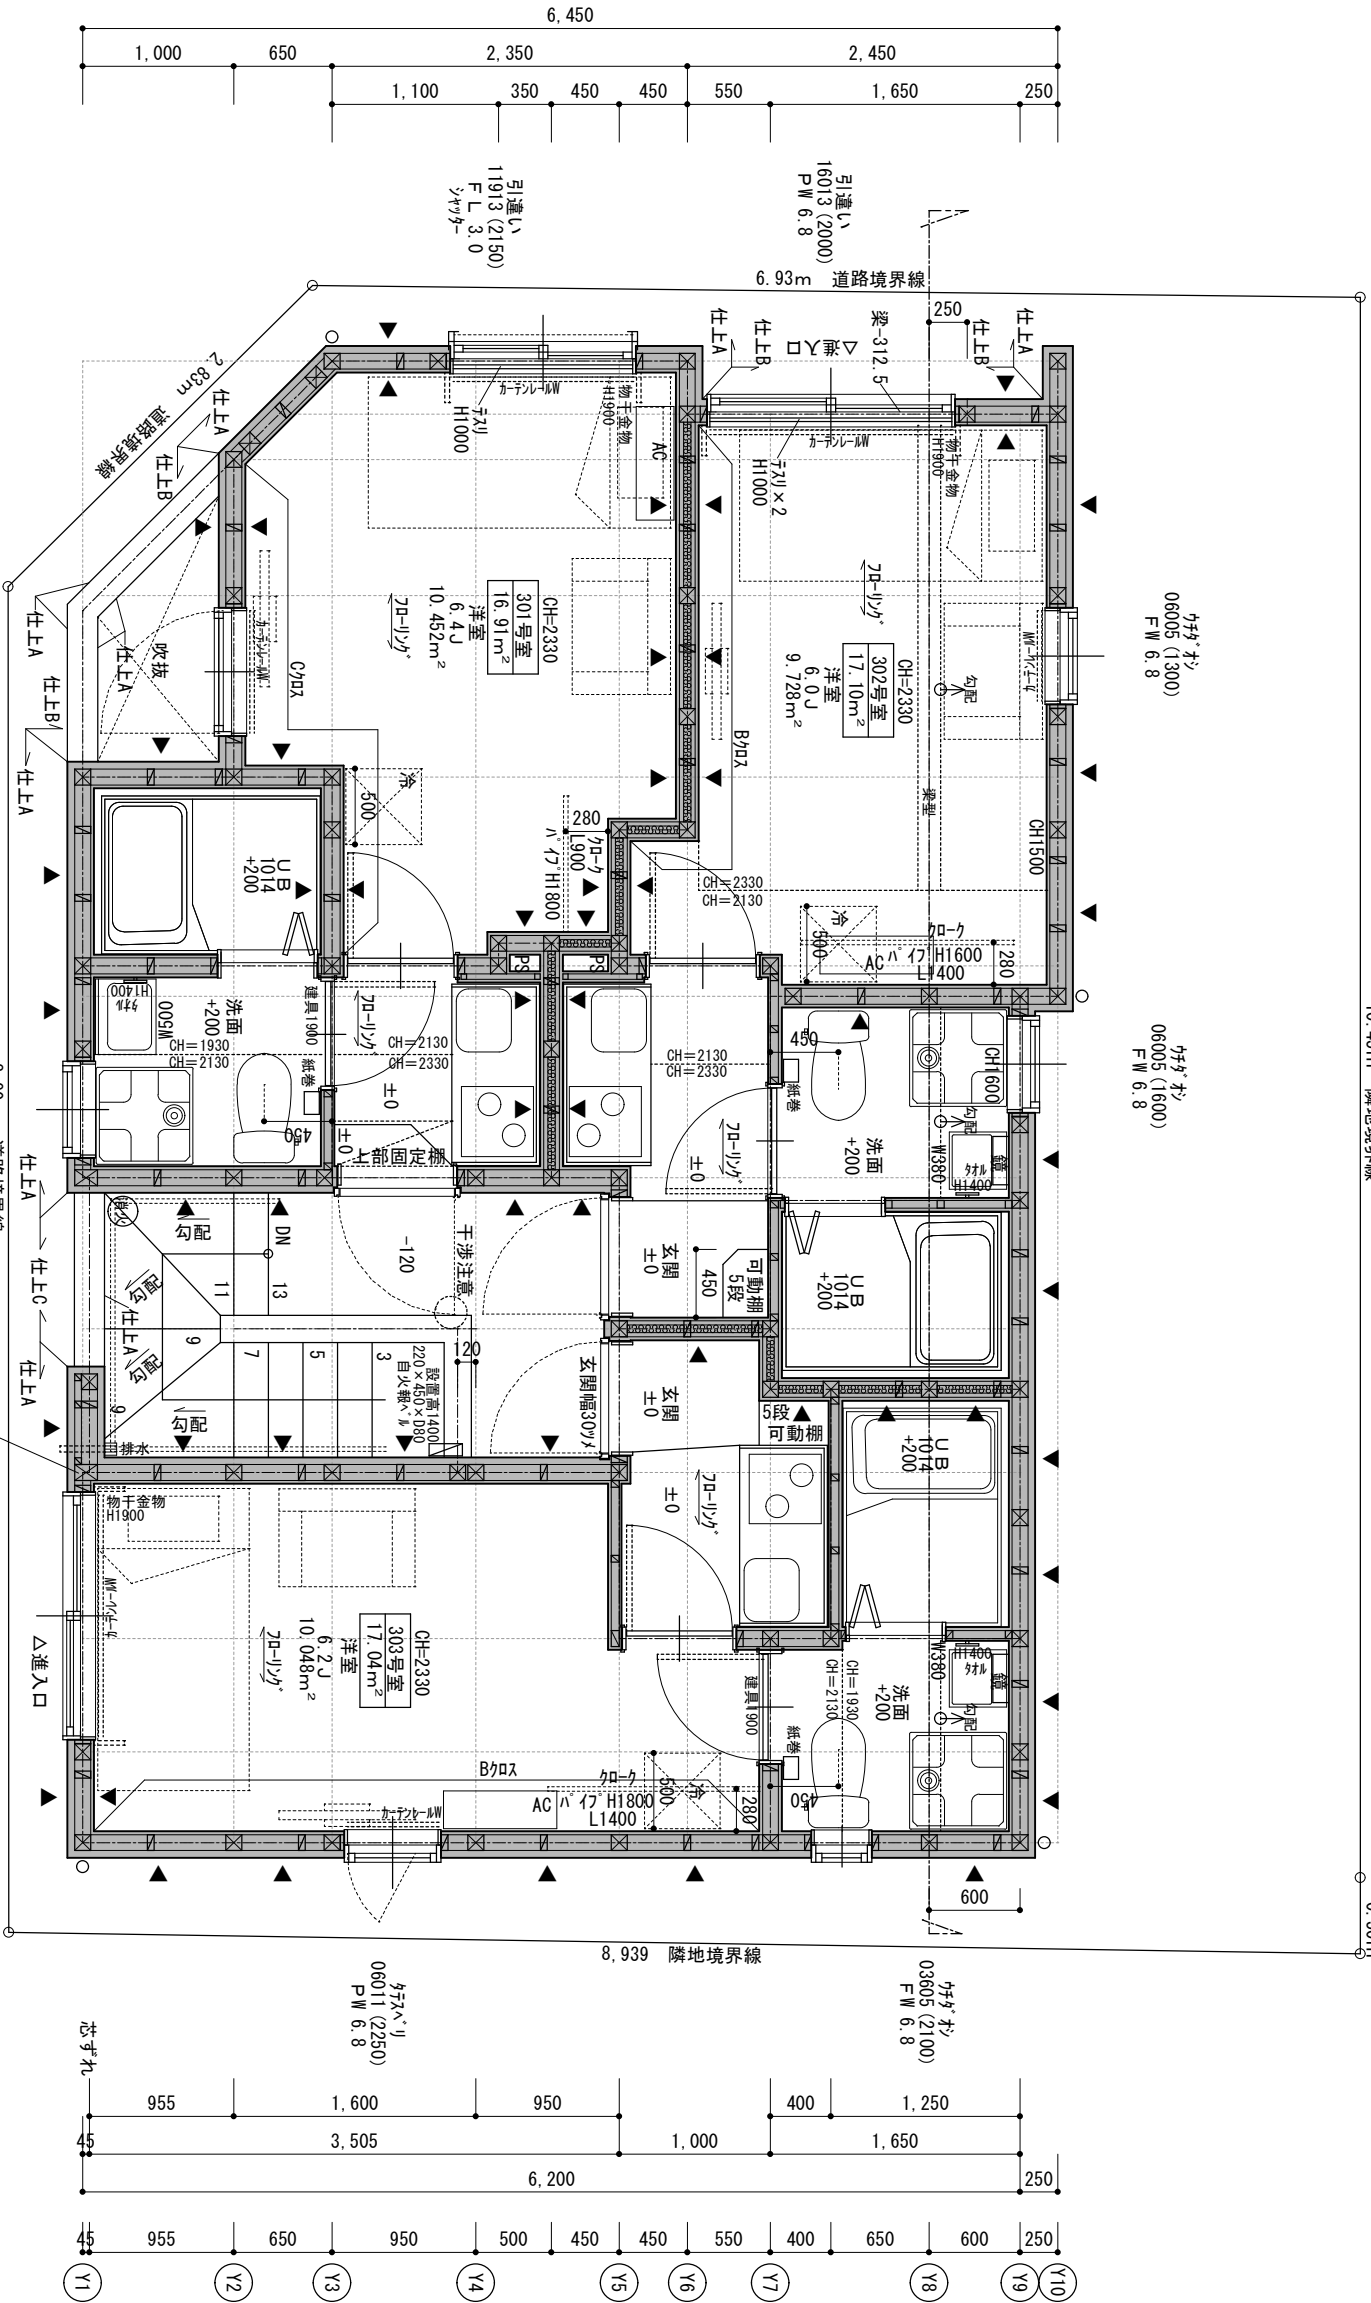


302、パイプ、ACおさまり図

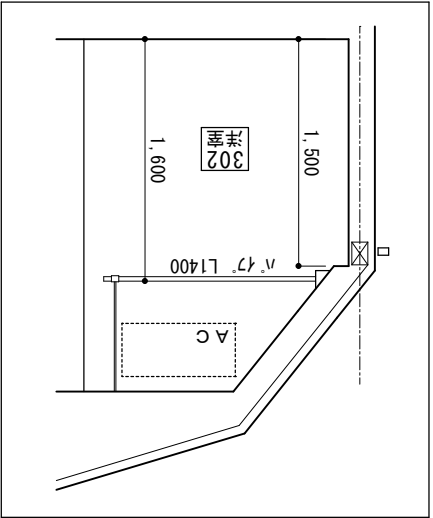

防透リスト		倍率
下	筋かい45×90 底減 (1.7,1.6,1.2)	2.0
上	筋かい45×80タスキ掛け	4.0
▲	構造用合板 9mm 釘: N50φ150	2.5
▲	構造用合板 9mm 重量床断仕様 釘: N50φ150	2.5
▲	構造用合板 9mm以上 真鍮床断仕様 釘: OK50 外φ75、内φ150	3.3
▲	構造用合板 9mm以上 大壁床断仕様 釘: OK50 外φ75、内φ150	3.7
△	石膏ボード 15.0mm 片面	0.9


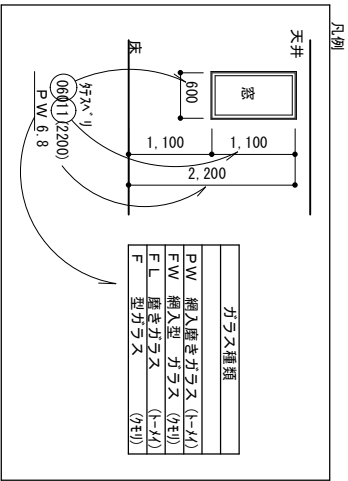


3階平面図 1/50

 

10.45m 隣地境界線

隣地境界線
0.50m

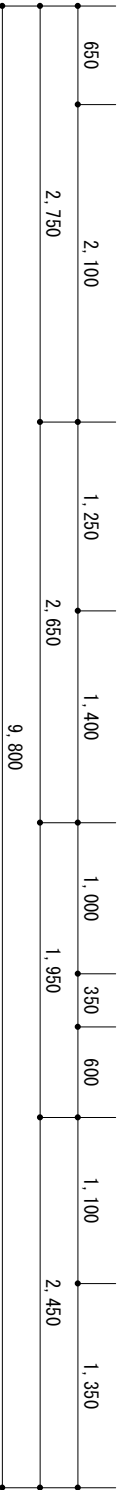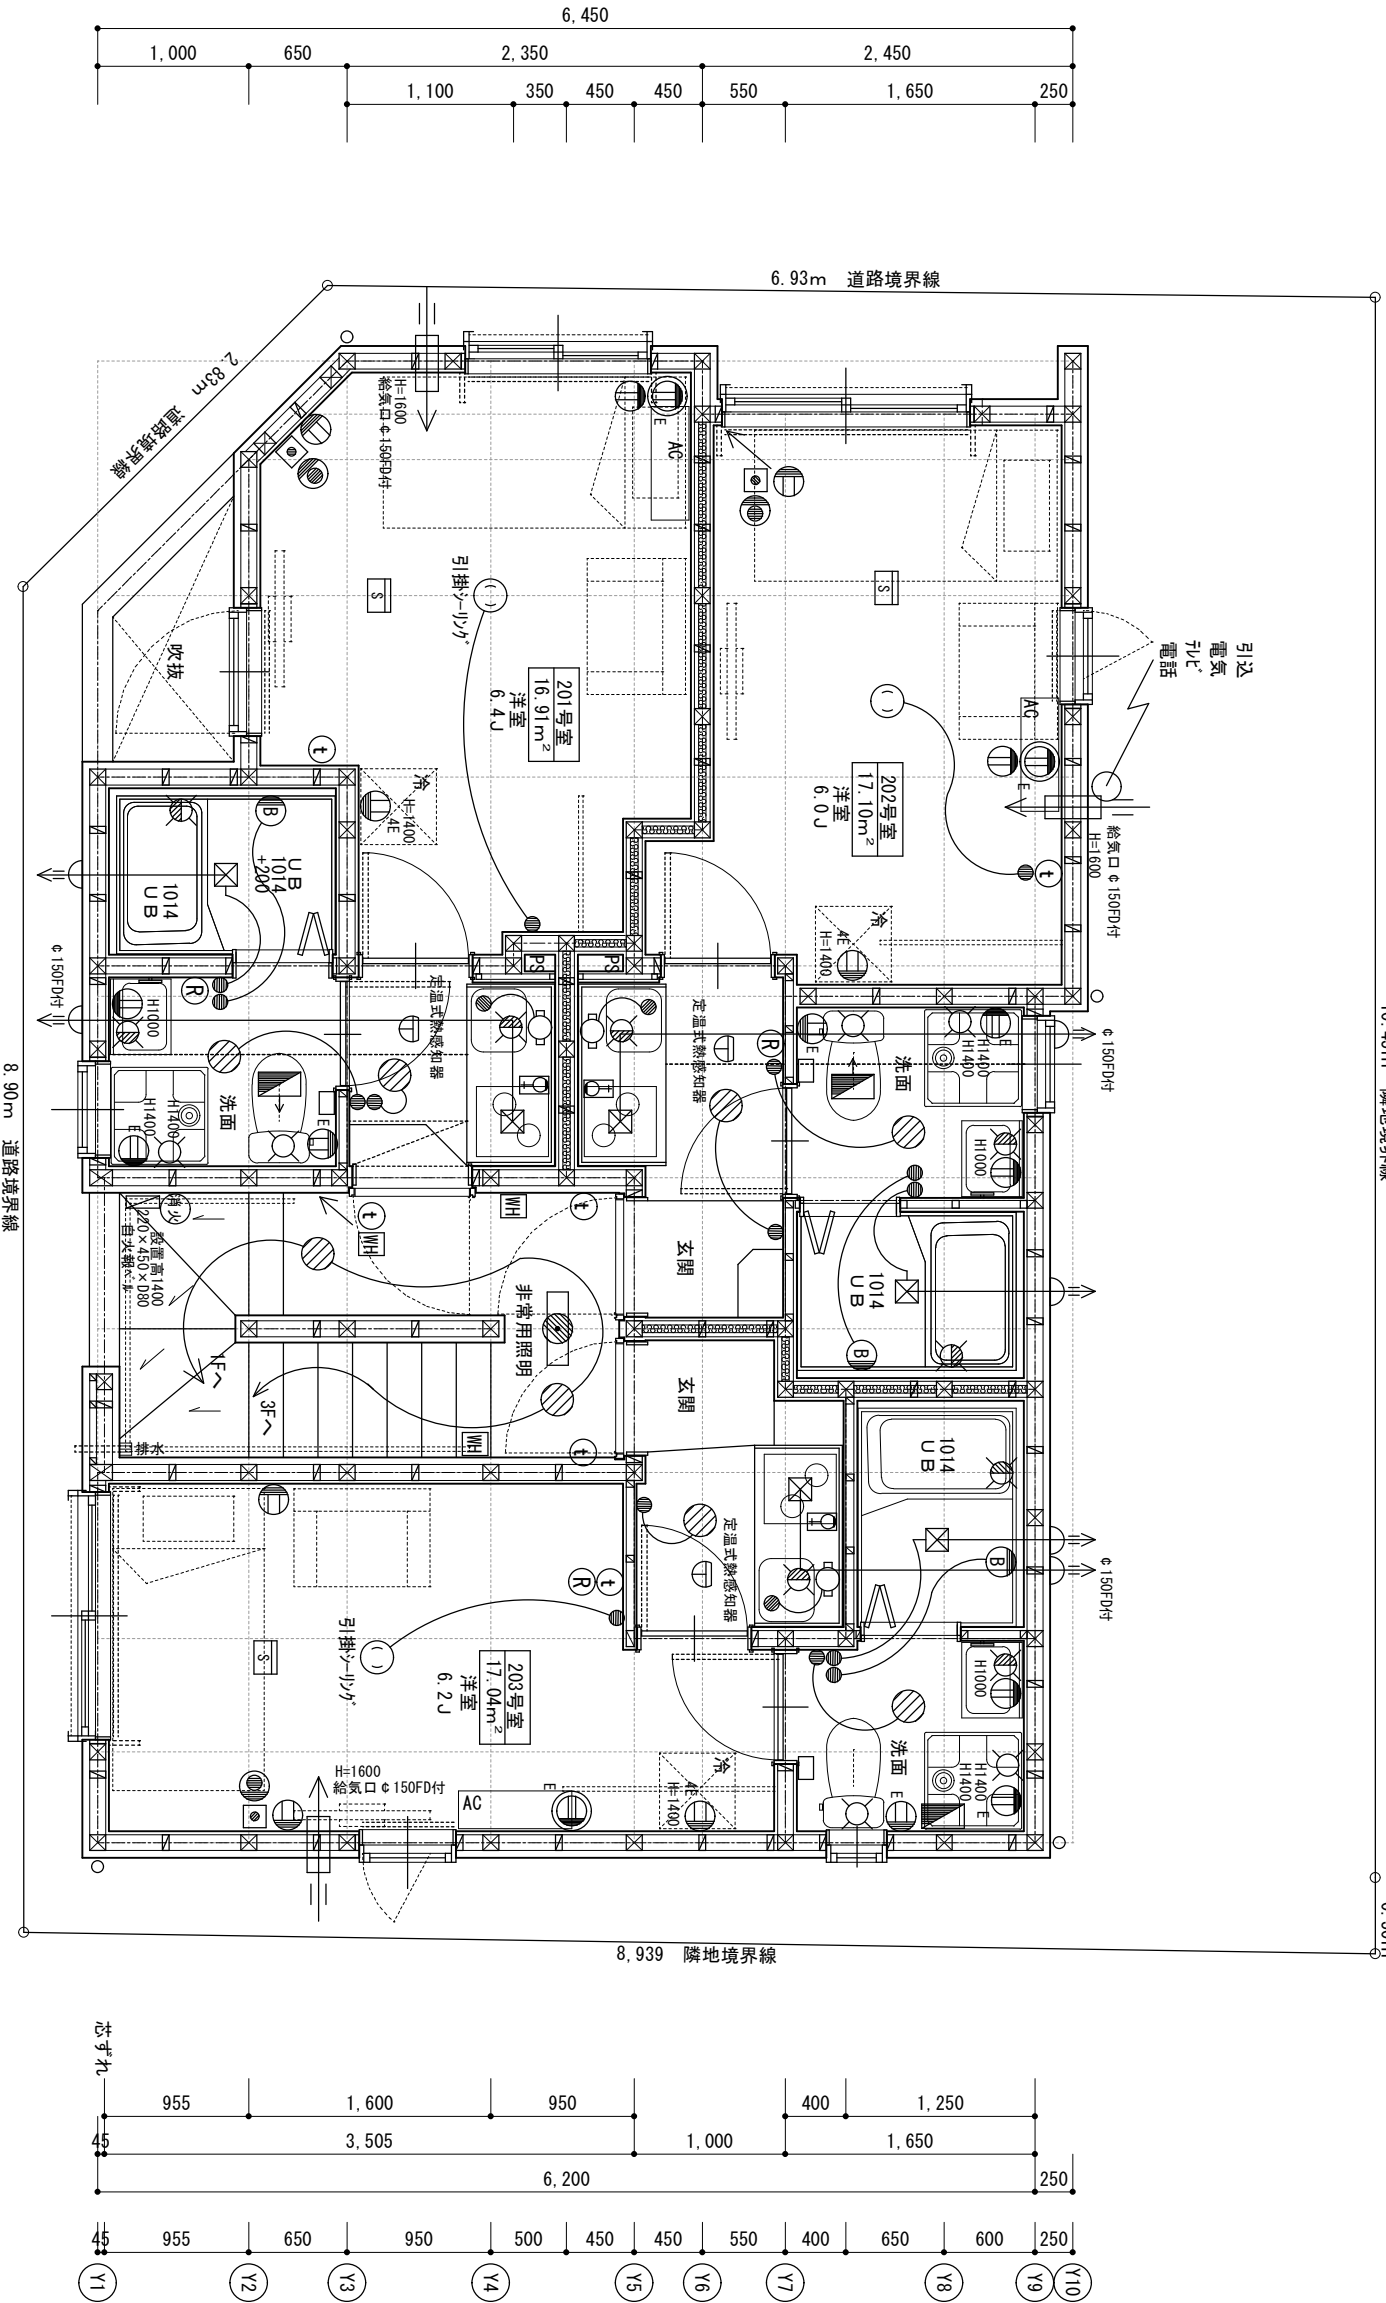

2F、3Fの排水ルート
は全て梁上

有線式自動火災報知設備

シンプルP-2シリーズ パナソニック株式会社	
自火報受信機	BVJ25151K
階段室 220×450×D80	設置高1400
自火報ベル	BVJ25***-FC
階段室 280×400	設置高900
光電式スポット型感知器	
居室 子機	BV454818
定温式スポット型感知器	
キッチン 子機	BV419121K

特記

- ・特記なき給水管（屋内）はVPとする
- ・特記なき給水管（埋設）はHIVPとする
- ・給水管におけるウォーターハンマー防止のための措置をする
- ・特記なき汚水雑排水管はVPとする
- ・特記なき通気管はVPとする
- ・特記なき給湯管は被覆銅管とする
- （保温材付樹脂製配管【架橋ポリエチレン】で可）
- ・器具の排水には、トラップ付きの物を使用する
- ・雨水は、トラップを経由後汚水に合流
- ・ガス器具とレンジフード 離隔は基準高さ確保

- ・ガス漏れ警報設備設置
- ・漏電遮断機設置
- ・給気口(150Φ)はFL+ 600
- ・給気口(100Φ)はFL+1600
- ・ベントキャップ（SUS製）防虫7ミ付きを使用する
- ・熱源のある換気扇等はアイランド（銅製）を使用しロック=50巻きとする
- ・熱源ダクトに設ける防火ダンパーの温度ヒューズは、120℃を使用する
- ・煙感知器は、エアコン吹き出し口から1.5m以上、また壁から60cm以上離隔する事とする。
- 1階3階 強化液消火器、2階 粉末消火器
- 非常用照明 OR 037036 20W

給湯機 上吹
(吹出カバー付)



工事名称 西加平28共同住宅 新築工事

（株）小野建設一級建築士事務所
〒180 東京都武蔵野市吉祥寺本町3-23-3
TEL 0422-55-6611

記事 一級建築士登録 第288385号
久保 達彦

図名 2階設備図
縮尺 1/50
設計 検図 承認

 NO 06
設計年月日 2024年11月28日
出力年月日

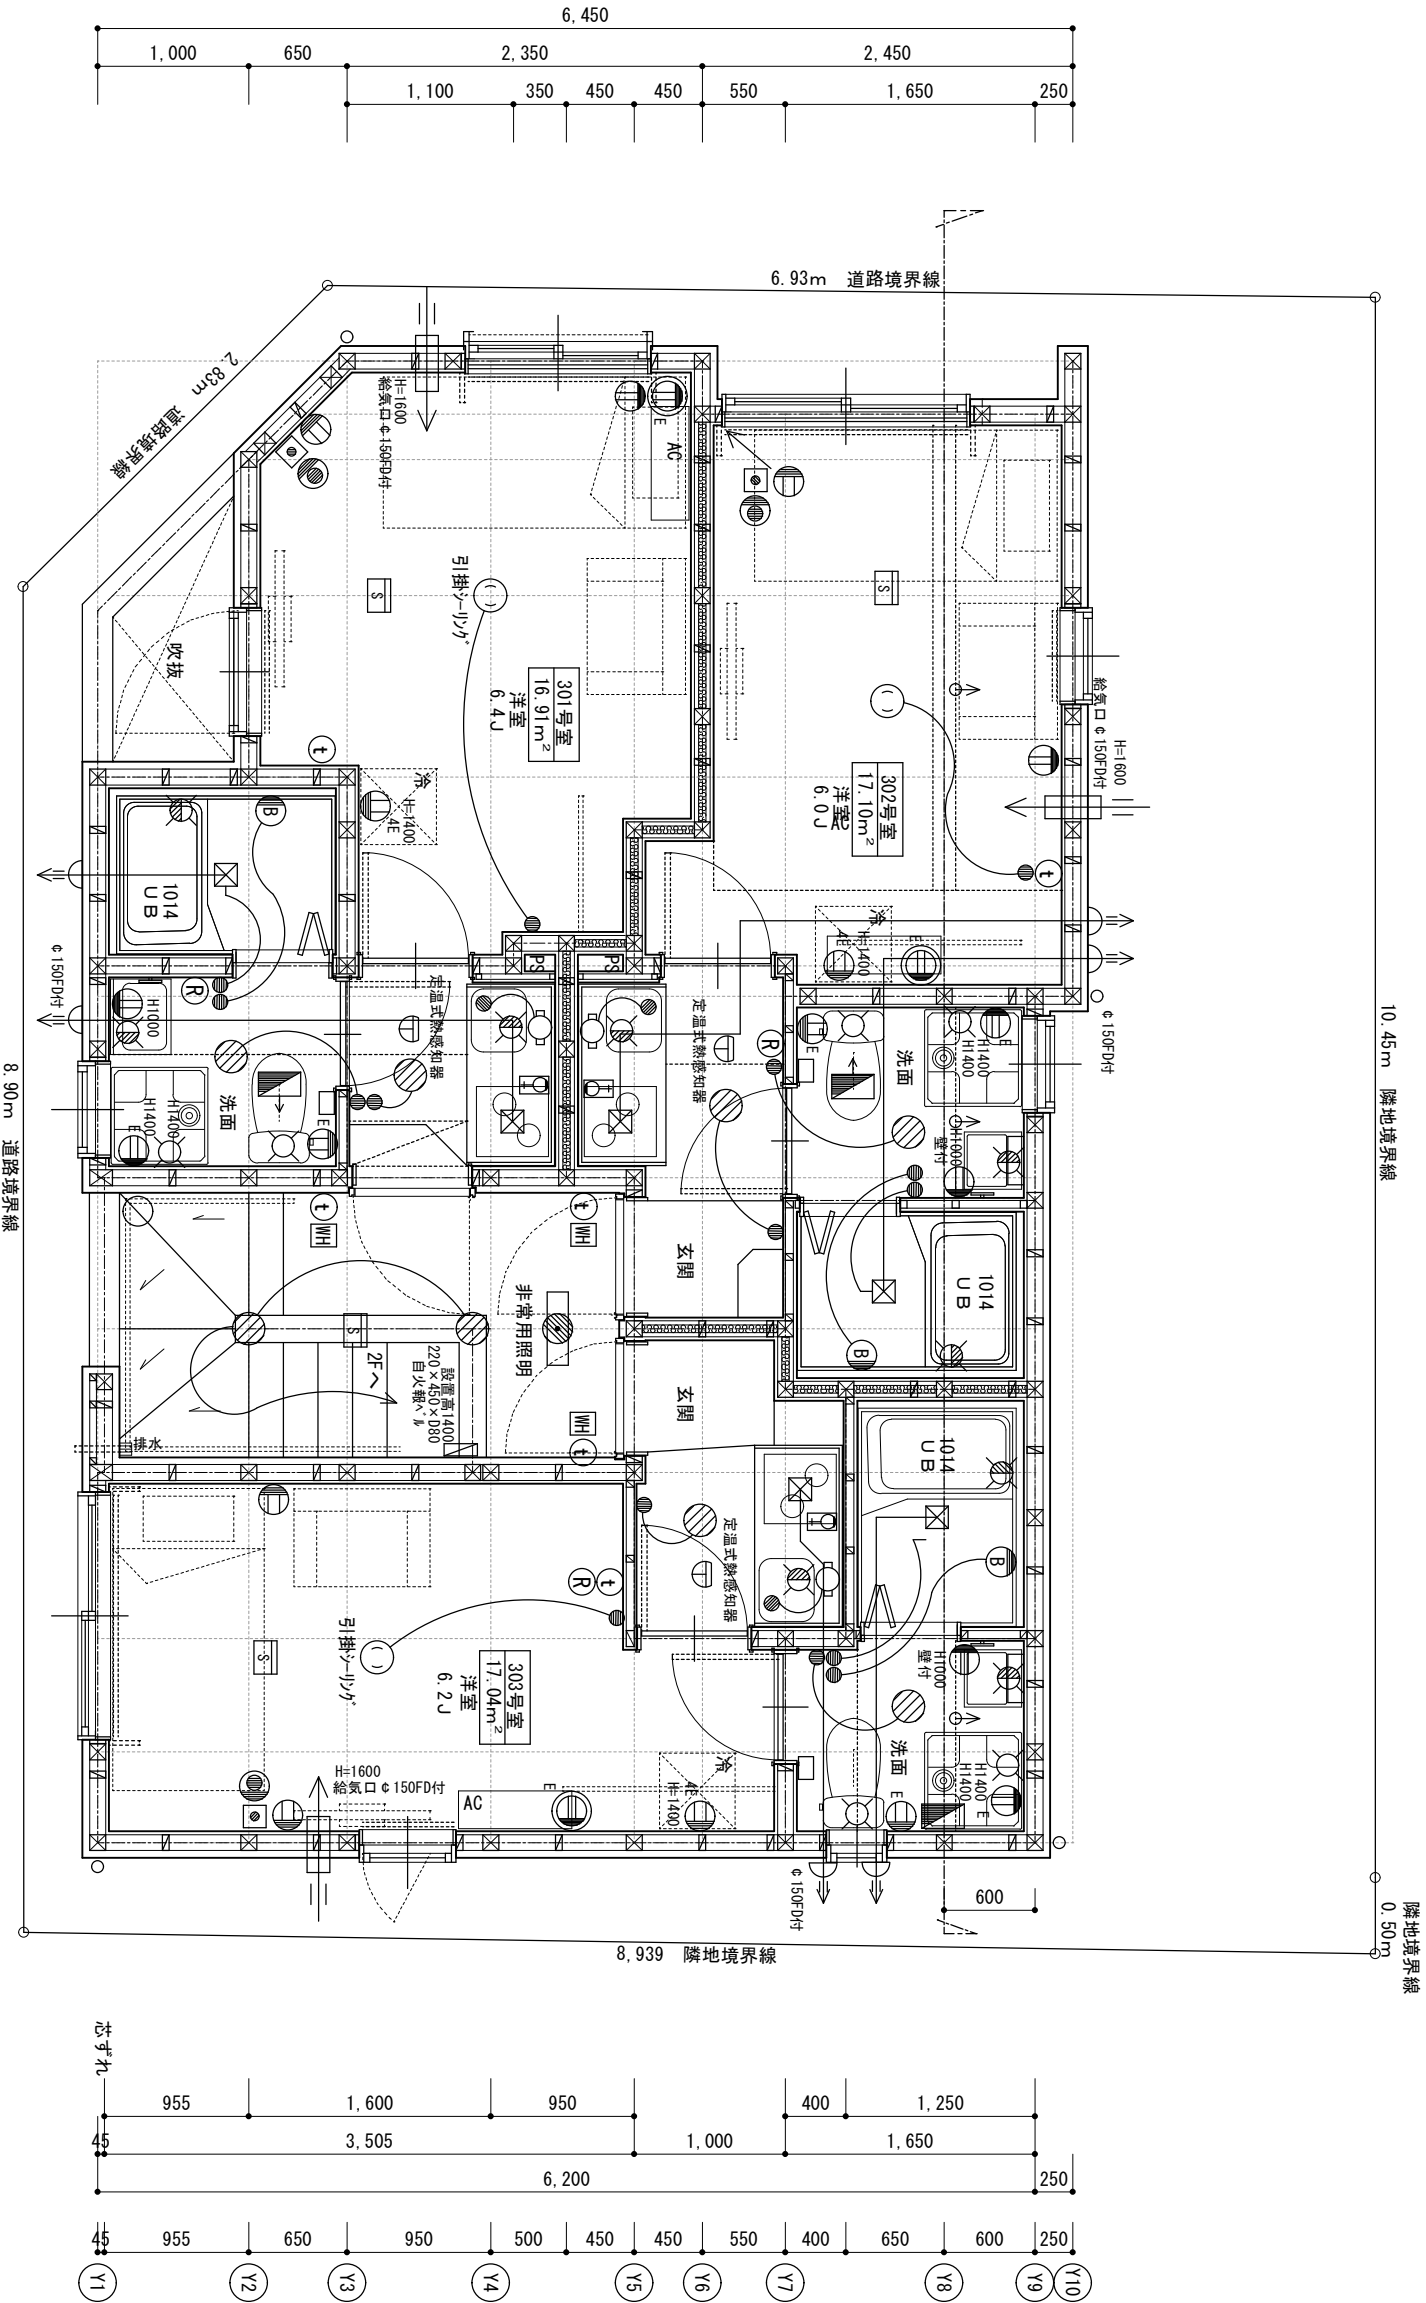

特記

- ・特記なき給水管（屋内）はVPとする
- ・特記なき給水管（埋設）はHIVPとする
- ・給水管におけるウォーターハンマー防止のための措置をする
- ・特記なき汚水雑排水管はVPとする
- ・特記なき通気管はVPとする
- ・特記なき給湯管は被覆鋼管とする（保温材付樹脂製配管【架橋ポリエチレン】で可）
- ・器具の排水には、トラップ付きの物を使用する
- ・雨水は、トラップを経由後汚水に合流下水道
- ・ガス器具とレンジフード 離隔は基準高さ確保 分流地域


- ・ガス漏れ警報設備設置
- ・漏電遮断機設置
- ・給気口（150Φ）はFL+ 600
- ・給気口（100Φ）はFL+1600
- ・ベントキャップ（SUS製）防虫7ミ付きを使用する
- ・熱源のある換気扇等はパイプジャケット（銅製）を使用しロック-ルト=50巻きとする
- ・熱源ジャケットに設ける防火ダンパーの温度ヒューズは、120℃を使用する
- ・煙感知器は、エアコン吹き出し口から1.5m以上、また壁から60cm以上離隔する事とする。
- 1階3階 強化液消火器、2階 粉末消火器
- 非常用照明 OR 037036 20W

給湯機 上吹
(吹出カバー付)

有線式自動火災報知設備

シンプルP-2シリーズ パナソニック株式会社	
自火報受信機	BVJ25151K
階段室 220×450×D80	設置高1400
自火報ベル	BVJ25***-FC
階段室 280×400	設置高900
光電式スポット型感知器	
居室 子機	BV454818
定温式スポット型感知器	
キッチン 子機	BV419121K

3階設備図 1/50

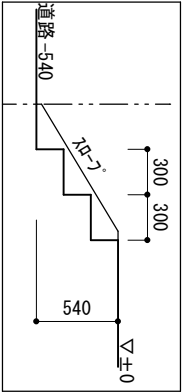

λ0-7° 部断面

既存塙のまま



ポスト
スチール：D-ALL、MB500 2PU(横型)
スチール-(9ヶ)前入前出
W280×H100×D407

宅配ボックス

ポスティングマシンの設置、
K S - T L O 1 R O 5 A N - S V
(捺印付、幅木H100付)

タイル
名古屋タイル：タイル-II
10番色(木目系)
300角

C B 2段積み

L型天端=B M
B M+250=設計GL±0

C B 1~2段積み

C B 2~3段積み

既存塙のまま

工事名称		西加平28共同住宅 新築工事		記事		図名		NO	
				一般建築士登録 第288385号		外構図			
				久保達彦		縮尺		設計年月日	
						1/50		出力年月日	
								2024年11月29日	

設計概要表

工事名称	西加平 2 8 共同住宅 新築工事									
工事場所	住居表示 足立区西加平2丁目8-7					地名地番 足立区西加平2丁目10番18				
地域地区	用途地域 一種中高層			防火地域 準防火 無指定		建蔽/容積、60(角地、準耐火=3180)／200			高度地区 2 種高度	
構造・規模	木造 3 階建 (45分準耐火構造)					外構工事 外構図による				
面積関係	敷地： 9 5 . 7 5 m ²		2 8 . 9 6 坪							
	建築面積：5 9 . 5 9 m ²									
	3 階	5 1 . 0 6 m ² (共用6.83m ² 除く)								
	2 階	5 1 . 0 6 m ² (共用6.83m ² 除く)								
	1 階	5 1 . 0 6 m ² (共用6.83m ² 除く)								
	計	1 5 3 . 1 8 m ² (共用20.49m ² 除く)		4 6 . 3 3 坪						

	天井下地 ：強化石膏ボード厚12.5
	界壁下地 ：石膏ボード厚12.5×2枚貼
	界壁以外 ：石膏ボード厚15

内部仕上表・仕様書

階	部屋名	床 仕上		壁 仕上		天井 仕上		内 部				装 備	建 具	
		仕上材	品 番	仕上材	品 番	仕上材	品 番	巾木	廻り縁	サッシ枠	その他		品番／色	
1 2 3 階	玄関	クッションフロア	サンゲツ:H-フロア-、HM-4087	ビニルクロスA	ルノ、マークII RM-652	ビニルクロスA	ルノ、マークII RM-652	パナニック 幅木 9 型 エクセルビューホワイト	無し	リクシル クリエホワイト			(リクシル) ラシッサD、L A Aタイプ	
	トイレ脱衣	クッションフロア	サンゲツ:H-フロア-、HM-4136									タンク式便器 紙巻器 タオル掛 洗濯パン 洗面台	ドアハンドル： サークルJ	
	洋室	フローリング貼り厚さ12ミリ	リクシル:ラシッサDフロア ホワイトベイント	ビニルクロスA、一部クロスB、C	ルノ、マークII RM-652 Bクロス：ルノRF-8246 (グレーブール) Cクロス：ルノRF-7338 (RC調)横貼							カーテンレールW(ホワイト) 室内物干金物	丁番 ： アイアンブラック	
	浴室											キッチンW1200 ハンガーパイプ (詳細は衛生設備器具表参照)	引き戸引手	
		U.B		U.B		U.B						ユニットバス (1014)	戸当り ：	
												(詳細は衛生設備器具表参照)	扉柄：ブルーベイント	
													(木建枠は プレシャスホワイト)	
													洋室ドア ： 標準ドア(H2023×W734)	
													洗面ドア ： 標準ドア(H2023×W734)	
													トイレドア ： 干A型(W650)	
													洗面、トイレ引戸： 干A型、Y戸車(W1645)	

構造仕様 （構造図優先）

基礎	ベタ基礎（詳細は構造図による）
アンカーボルト	13Φ、L＝450、@1000以内
換気口	基礎パッキン@900mm（防鼠材）
土台	105×105(外周、内部共) 3 階建：米松、注入材(K3)又はヒバ（構造図による） 2 階建：米ツガ、注入材(K3) 柱とはV金物にて緊結（N90）
柱	WW集成材、通柱、外周柱、内部柱、全て105×105
梁	RW集成材、外周梁、内部梁、は全て幅105
耐力壁	構造用合板厚9、及び木筋交い（3' × 9' 板使用）
床	構造用合板厚24(特類-2級)
小屋組	棟木、母屋、垂木、小屋束等：米ツガ、KD(乾燥材)
	※構造集成材は全てF☆☆☆☆

＊クロス、接着剤、クロス下地（PB、合板等）、フロア材、木製建具は全てF☆☆☆☆とする。 ＊天井裏等の下地・断熱材・構造材は全てF☆☆☆☆とする。

設計・施工の都合により変更する場合があります。

工事名称	西加平28共同住宅	新築工事		(株) 小野建設一級建築士事務所 〒180 東京都武蔵野市吉祥寺本町3-23-3 TEL 0422-55-6611	記事 一級建築士登録 第288385号 久 保 達 彦	図名					仕上表 1		N0	
						縮尺	設計	検図	承認		設計年月日	出力年月日	平成 36 年 11 月 28 日	

外部仕上・仕様			
区分	部 位	仕 様	
			品 番
屋 根	屋 根	形状：設計図による	
		野地板：構造合板（12mm）、アスファルトルーフィング（22kg） 平形屋根用スレート（硬質木片製シト板） ケイミュ：コロフルアット シルバーホワイト	
		雪止金物（屋根材と同色）	
	破風・鼻隠し	化粧珪酸カルシウム板（フタビ）	セラミック破風板 塗装仕上（壁と同系色）
	軒裏天井	スラブ石膏板 712 OP（エスビーエル（株）：アスノン）	
	小屋裏換気（棟、軒、壁）	屋根伏図による	
外 壁	樋	軒樋：パナソニック、バラスケ U105、壁と同系色	
		堅樋：パナソニック、S30（角型）、壁と同系色	
	外壁仕上	構造用合板厚9mm（全面貼り）、防湿シート、通気胴縁下地	
		※仕上材は立面図による	
基礎廻り	水切		カラー鉄板 色：シルバー色
	基 礎	鉄筋コンクリート基礎・モルタル刷毛引仕上	スラブ一体基礎 21N/mm ² +3N/mm ² +温度補正
	特殊補強		
	床下	液剤処理（土壌・建物腰FL+1000）土台加圧注入	非ビリン系
	防腐・防蟻	液剤処理（土壌・建物腰）土台加圧注入	非ビリン系
断熱材	床下換気		基礎バッキン 720 柱、アンカー部、@900
	外周壁	グラスウール10K、厚100	
	最上階天井	グラスウール10K、厚100	
	1階床下	カネライトフォームE1、厚30	
	外気に接する床	グラスウール24K、厚50	
外部建具・窓廻り装備	2.3階床	グラスウール24K、厚50	
	サッシ	リカル防火戸FGL、LOW-E複層ガラス、（シャッター付は一般複層ガラス） スベリ系はスリムハンドル、ブラック色 一部、非防火戸（サモスレ）ベアガラス 全箇所網戸付（スベリ系サッシは固定式網戸）シャッター・面格子位置は平面図参照	
	玄関建具	リカル リンジェーロα防火戸、11型、K4仕様、1ロックスト無 ハンドルワンフェリー（桙シルバー）	
共用階段			
	シャッター	引き違い窓（位置は平面図参照）（リカル）（手動防火戸タイプ）	
玄関	表札	スギタース：7mm室名札、フック付、NP-9AL、室番号シール	
その他	室内物干金物	スギタース、室内用サンウイング 200壁付タイプ	
	避難ハシゴ（同等品可）	3階避難ハシゴ：スギタース：折りたたみハシゴ（金属製）、自在フック 6型、樹脂製ホックSM	
		2階避難ロープ：トヨ消防工業ステップダンII型、可変フック付	
	消火器	消火器3本（各階階段室）（1.3F強化液タイプ、2F粉末タイプ）（屋内仕様）	
特 記	ポスト	スギタース：D-ALL、MB500 2PU（横型）、ステンカラー（9ヶ）前入前出、W280×H100×D407	
	宅配ボックス	キューワタス、プロ宅ユニット、KS-TL01R05AN-SV（捺印付、幅木H100付）	
	外壁合板	構造用合板厚9mmF☆☆☆☆材とする（3*9板好張り） N50@150	
	屋根、野地板	針葉樹合板12mmF☆☆☆☆材とする（3*6板千鳥張り） N50@150	
	下地合板	窓上（カーテンレール用）（カネレールW実装）	
	各階床	構造用合板24mmF☆☆☆☆材とする（3*6板千鳥張り） 75mmビス 又は ZN90mm @150 の上フローリング厚12貼り	
	構造金物	Zマーク同等品	

衛 生 設 備 器 具 表				
室名	形式	型番	メーカー	備考
キッチン	リベート ミニ、フルタイプ W1200×D580 2口ガス、ガスリル無し、換気扇付（150Φ） シンカー、ルバー混合水栓：KM5011TR20 スライダ外施工（消防検査有り）		櫛亀井製作所	
脱衣・トイレ	洗濯パン	640角タイプ	リカル	
	洗濯機用単水栓	LF-HN38RHQ	リカル	
	ペーパーホルダー	FKF-AC32C	INAX	
	タオル掛	FKF-AC70C	INAX	
	便器（ウォシュレット無し）	LC便器（手洗い無し）（ウォシュレット無）	リカル	ビュアホワイト（BW1）
	洗面台（W500×D400×H1850） 7ヶ	オフト シンカー、ルバー混合水栓 ミラーキャビネット：LED照明	リカル	スタンダードホワイト
	洗面台（380×380） 2ヶ 302、303号室	サイス、コンパ外洗面器（L531タイプ） シンカー、ルバー混合水栓 床排水ストラップ	リカル L531FC リカシMLF-WF340SC	ビュアホワイト（BW1）
	鏡（320×458×105） 2ヶ 302、303号室	ミラーキャビネット、TSF-126	リカル	ホワイト
	ウェザーカバー	314-712	エース金物	FD付
	ユニットバス	（櫛）ハステック：NJJB（洗面無し）（鏡付） 302、303、梁欠型 1014、ペーシックプラン 100V暖房換気乾燥機、ランドリーバンプ1本、ランドリーラケット2組4個セット （その他基本仕様）		
浴 室				
キッチンレンジフード	用給気口	各室給気口Φ150	開閉式タイプ、ホワイト色	
住宅用火災警報器		各居室煙感知、キッチン熱感知		

照 明 器 具 表					
室名	数量	形式	型番	メーカー	備考
洗面、キッチン	18	ダウンライト（LED）	OD 361204LDR	オーデリック	60W相当電球交換型
階段、アプローチ	7	ダウンライト（軒下用LED）	OD 261795	オーデリック	60W相当、昼白色
駐輪場	1	屋外型スポットライト（LED）	OG 254703	オーデリック	フッ素色 100W相当、昼白色
アプローチ	1	ブラケットライト	OG 254608LD	オーデリック	タークワレー、電球色
階段非常照明	3	天井付タイプ	OR 036319	オーデリック	
外構	1	自動点滅器EEスイッチ 明暗センサー+タイマー （外部共用灯用）	EE4518S	パナソニック	又は同等品

電 気 設 備 記 号	
	エアコン実装、6帖用（メーカーフリー） 配管カバー（内外共） 全室専用コンセント設置（単独回路）
	分電盤（30A）
	電気メーター
	カラーテレビドアホン（1対1）（パナソニックorアイホン）
	引掛シーリング（器具ナシ）
	ダウンライト
	ペンダント
	ブラケットライト
	スポットライト
	蛍光灯
	CATV（シエイコム）導入工事費、ブースター費用¥159,000—（税抜） （双方向棟内ブースターはシエイコムにて設置）（本工事として見積下さい） 担当：櫛シエイコム足立局、中川氏 携帯080-5961-0835 HPF付テレビ壁面端子：全室装備、分配機（シールドタイプ） （配線は全て終端とする、引込部にコンセント設置）
	電話、LAN：各室 配管、アクトレイトボックスのみ C D管は16φ
	2口コンセント：各室2ヶ所以上
	防水型コンセント：外部2ヶ所以上
	アース付コンセント
	給湯器リモコン（キッチン）
●	スイッチ、片切 コスモスイッチ
●3	スイッチ、3路 コスモスイッチ
●C	スイッチ、調光 コスモスイッチ
●D	スイッチ、表示灯付 コスモスイッチ
●T	スイッチ、タイマー付 コスモスイッチ
●0	スイッチ、遅延 コスモスイッチ
	電気引き込位置
	換 気 扇：浴室、トイレ VO8PSM又はV10ZC2
	給気口100φ（FL+1600）、150φ（FL+600、FD付）、象鼻型ベントキャップ
	自動火災報知設備 光電式スポット型感知器
	自動火災報知設備 定温式スポット型感知器
	火災受信機
	発信器+ベル

衛 生 設 備 記 号			
	量水器	GM	ガスメーター
	水栓		
	コン柱水栓		
	屋外BOX水栓	□	樹
	混合水栓	T	トラップ樹
	シャワー水栓	□	インパート樹
	排水金物		
	ガスカラン		
	給湯機：パロマ、給湯専用16号、キッチンリモコン付		

設計・施工の都合により変更する場合があります。

工事名称		記事		図名	NO	
西加平28共同住宅 新築工事		(株) 小野建設一級建築士事務所 〒180 東京都武蔵野市吉祥寺本町3-23-3 TEL 0422-55-6611		一級建築士登録 第288385号 久保達彦	仕上表 2	
		縮尺	設計	検図	承認	設計年月日 出力年月日 平成36年12月12日

Architectural floor plan of a building with a gabled roof. The plan shows a main rectangular area with a gabled roof section on the right. A smaller rectangular section is attached to the left side. The plan includes labels for roof areas (A, B), a total area (A+B), and a note about the roof structure. The roof is labeled "屋根断熱" (Roof insulation) and "屋根面積" (Roof area). The total area is labeled "A+B= 51.27m² 6.62m² 57.89". The roof structure is labeled "棟換気" (Ridge ventilation) and "スヒカ BK347° L=2000". The note indicates "軒裏換気口 1ヶ所 450*235" (Eave ventilation port 1 place 450*235). The plan is drawn on a grid.

軒裏換気口 $\epsilon^{\circ}\gamma\gamma^{\circ}$ Lタイプ
302.0cm

小屋裏換気 FD付 ϕ 150 (127cm)

採用 L350型 0.5P

7.5*7.5*3.14*0.72=127cm

175cm

棟換気


S ϵ° カ BK γ 47' L=2000 396cm

S ϵ° カ BK γ 47' L=1110 216cm


S ϵ° カ BK γ 47' L=655 108cm

必要換気口面積の検討	コエ・メによる面積読みとり
	512700m ² 569.667
A部分屋根	51.27m ² 512700m ² 320.438
必要軒裏換気	512700m ² / 900 = 569.667 cm ² ≤ 604.0 cm ²
軒裏換気口	$\epsilon^{\circ}\gamma\gamma^{\circ}$ L γ 47' 450*235 2箇所 302.0*2 = 604.0
必要棟換気	512700m ² / 1600 = 320.438 cm ² ≤ 396.0 cm ²
棟換気	S ϵ° カ BK γ 47' L=2000 1箇所 396cm
B部分屋根	6.62m ² 屋根断熱


工事名称		西加平28共同住宅 新築工事		記事		図名		N0	
				(株) 小野建設一級建築士事務所 〒180 東京都武蔵野市吉祥寺 本町3-23-3 TEL. 0422-55-6611		一級建築士登録 第288385号 久保 達彦		小屋根換気検討図	
						縮尺 1/50		設計 核図 承認	
								設計年月日 出力年月日 2024年11月28日	

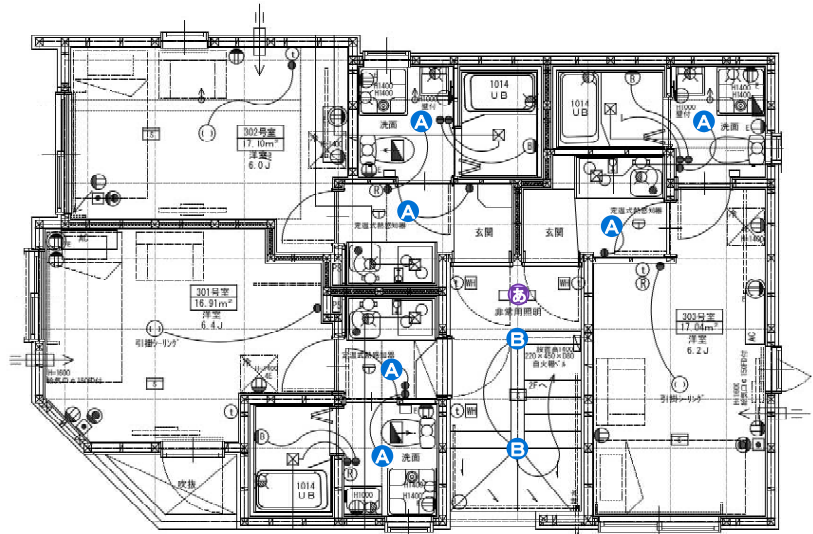

3 F

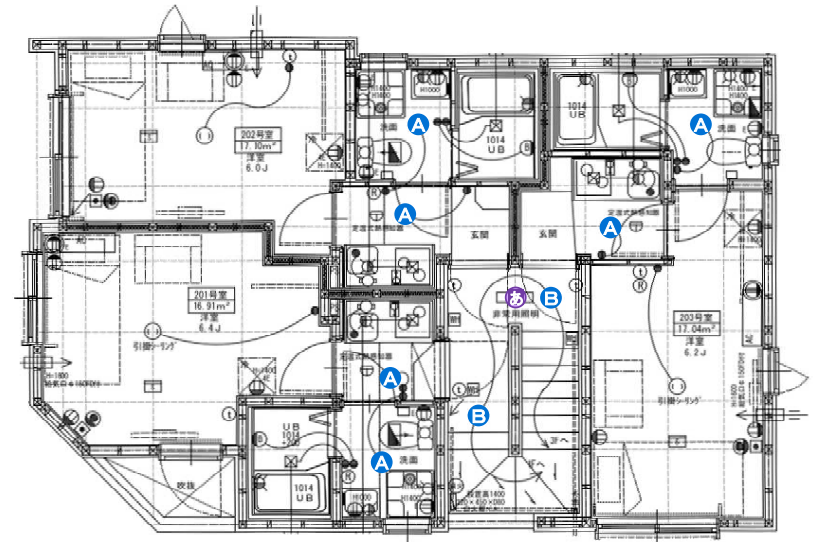

2 F

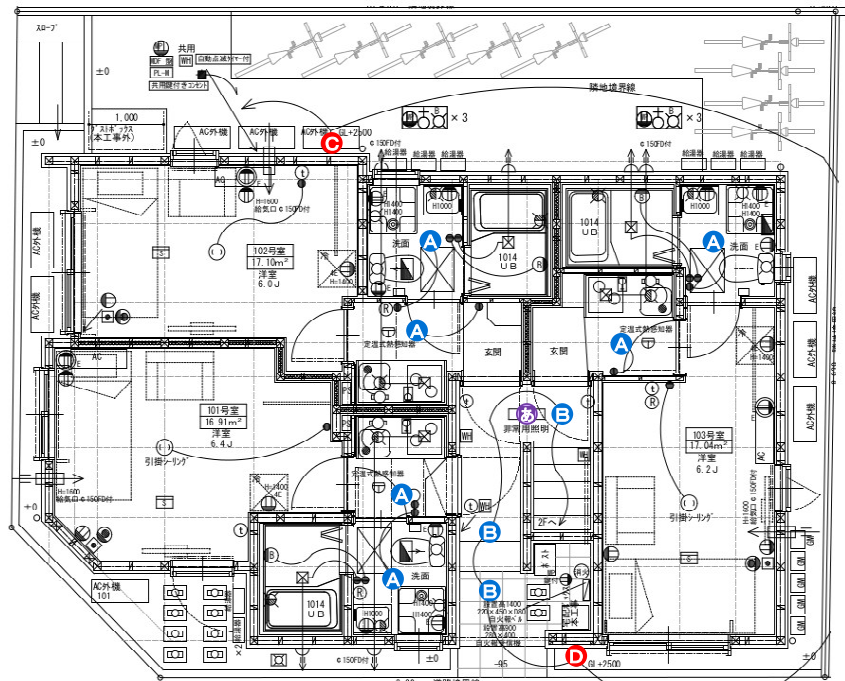

1 F

1A ×18

高演色LED 白熱灯器具60W相当

OD 361 204LDR ¥5,400(税抜き)

LEDランプ 非調光

固有エネルギー消費効率 80.4 lm/W	定格光束 447 lm	定格消費電力 5 W	Ra 84	2700K
-----------------------	-------------	------------	-------	-------

【オフホワイト】
●LED電球フラット形 5W (GX53-1) No.293E
●増設
●巾φ114 埋込深73 0.2kg
●光源寿命40,000時間
●取付可能天井厚5-25mm
●調光器不可
●9VA(100V)

浅型 配光 55° 未対応

埋込深 100

必要高 75

114°

2B ×7

高演色LED 白熱灯器具60W相当

OD 261 795 ¥3,800(税抜き)

LED一体型

固有エネルギー消費効率 122.4 lm/W	定格光束 551 lm	定格消費電力 4.5 W	Ra 83	5000K
------------------------	-------------	--------------	-------	-------

【オフホワイト】
●LED
●アルミ
●カバー・樹脂(乳白)
●巾φ114 埋込深80 0.2kg
●人感センサーモード切替型ダクトライトと連動不可
●取付可能天井厚5-25mm
●調光器不可
●9VA(100V)
●軒下取付専用

防雨型 浅型 配光 55° 未対応

埋込深 100

必要高 80

100°

3C

高演色LED 白熱灯器具150W相当

OG 254 703 ¥22,500(税抜き)

LED一体型

固有エネルギー消費効率 110.1 lm/W	定格光束 1,212 lm	定格消費電力 11 W	Ra 85	5000K
------------------------	---------------	-------------	-------	-------

【フラック】[ワイド配光]
●LED
●アルミダイカスト
●カバー・強化ガラス(透明)
●レンズ・アクリル(透明)
●巾φ88 長さ152 1.4kg
●光源寿命40,000時間
●壁面・天井面取付兼用
●別売補給台: PF215B
●調光器不可
●19VA(100V)

防雨型 浅型 配光 66°

必要高 80

4D

高演色LED 白熱灯器具40W相当

OG 254 608LD ¥23,800(税抜き)

LEDランプ

固有エネルギー消費効率 80.0 lm/W	定格光束 220 lm	定格消費電力 4 W	Ra 80	2700K
-----------------------	-------------	------------	-------	-------

●LED電球クリアミニクリプトン形 4W(E17) No.252J
●アルミダイカスト・真鍮(チャコールグレー色)
●ガラス(透明)
●巾110 長さ135 高さ168 0.9kg
●光源寿命40,000時間
●壁面・天井面取付兼用
●別売補給台: PF215B
●調光器不可
●8VA(100V)

化粧ネジ式 防雨型 浅型 配光 33°

必要高 80

壁面取付

5あ ×3

低天井用(〜3m) ハロゲン13W相当

OR 036 319P2 ¥45,300(税抜き)

LED一体型

定格消費電力 Ra 1 W 70	5000K
------------------	-------

【ホワイト】[100-242V]
●LED
●樹脂
●巾φ155 高さ75 0.8kg
●自己点検機能付/電池内蔵形(専用形)
●常時消灯・非常時のみ点灯
●単独スイッチ付/天井面取付専用
●交換電池: FK706
●非常灯評定番号: LALE-004
●公共施設形: K1-LSS11-2
●1VA/4VA/5VA (100V/200V/242V)
●別売リモコン: RC 927

リモコン別売

非



チャコールグレー色

R15 クラス2



高演色LED

肌とくらしに美しい光。
衣・食・住のすべてが色鮮やかに。

高演色LED クラス2


R15

詳細はこちら

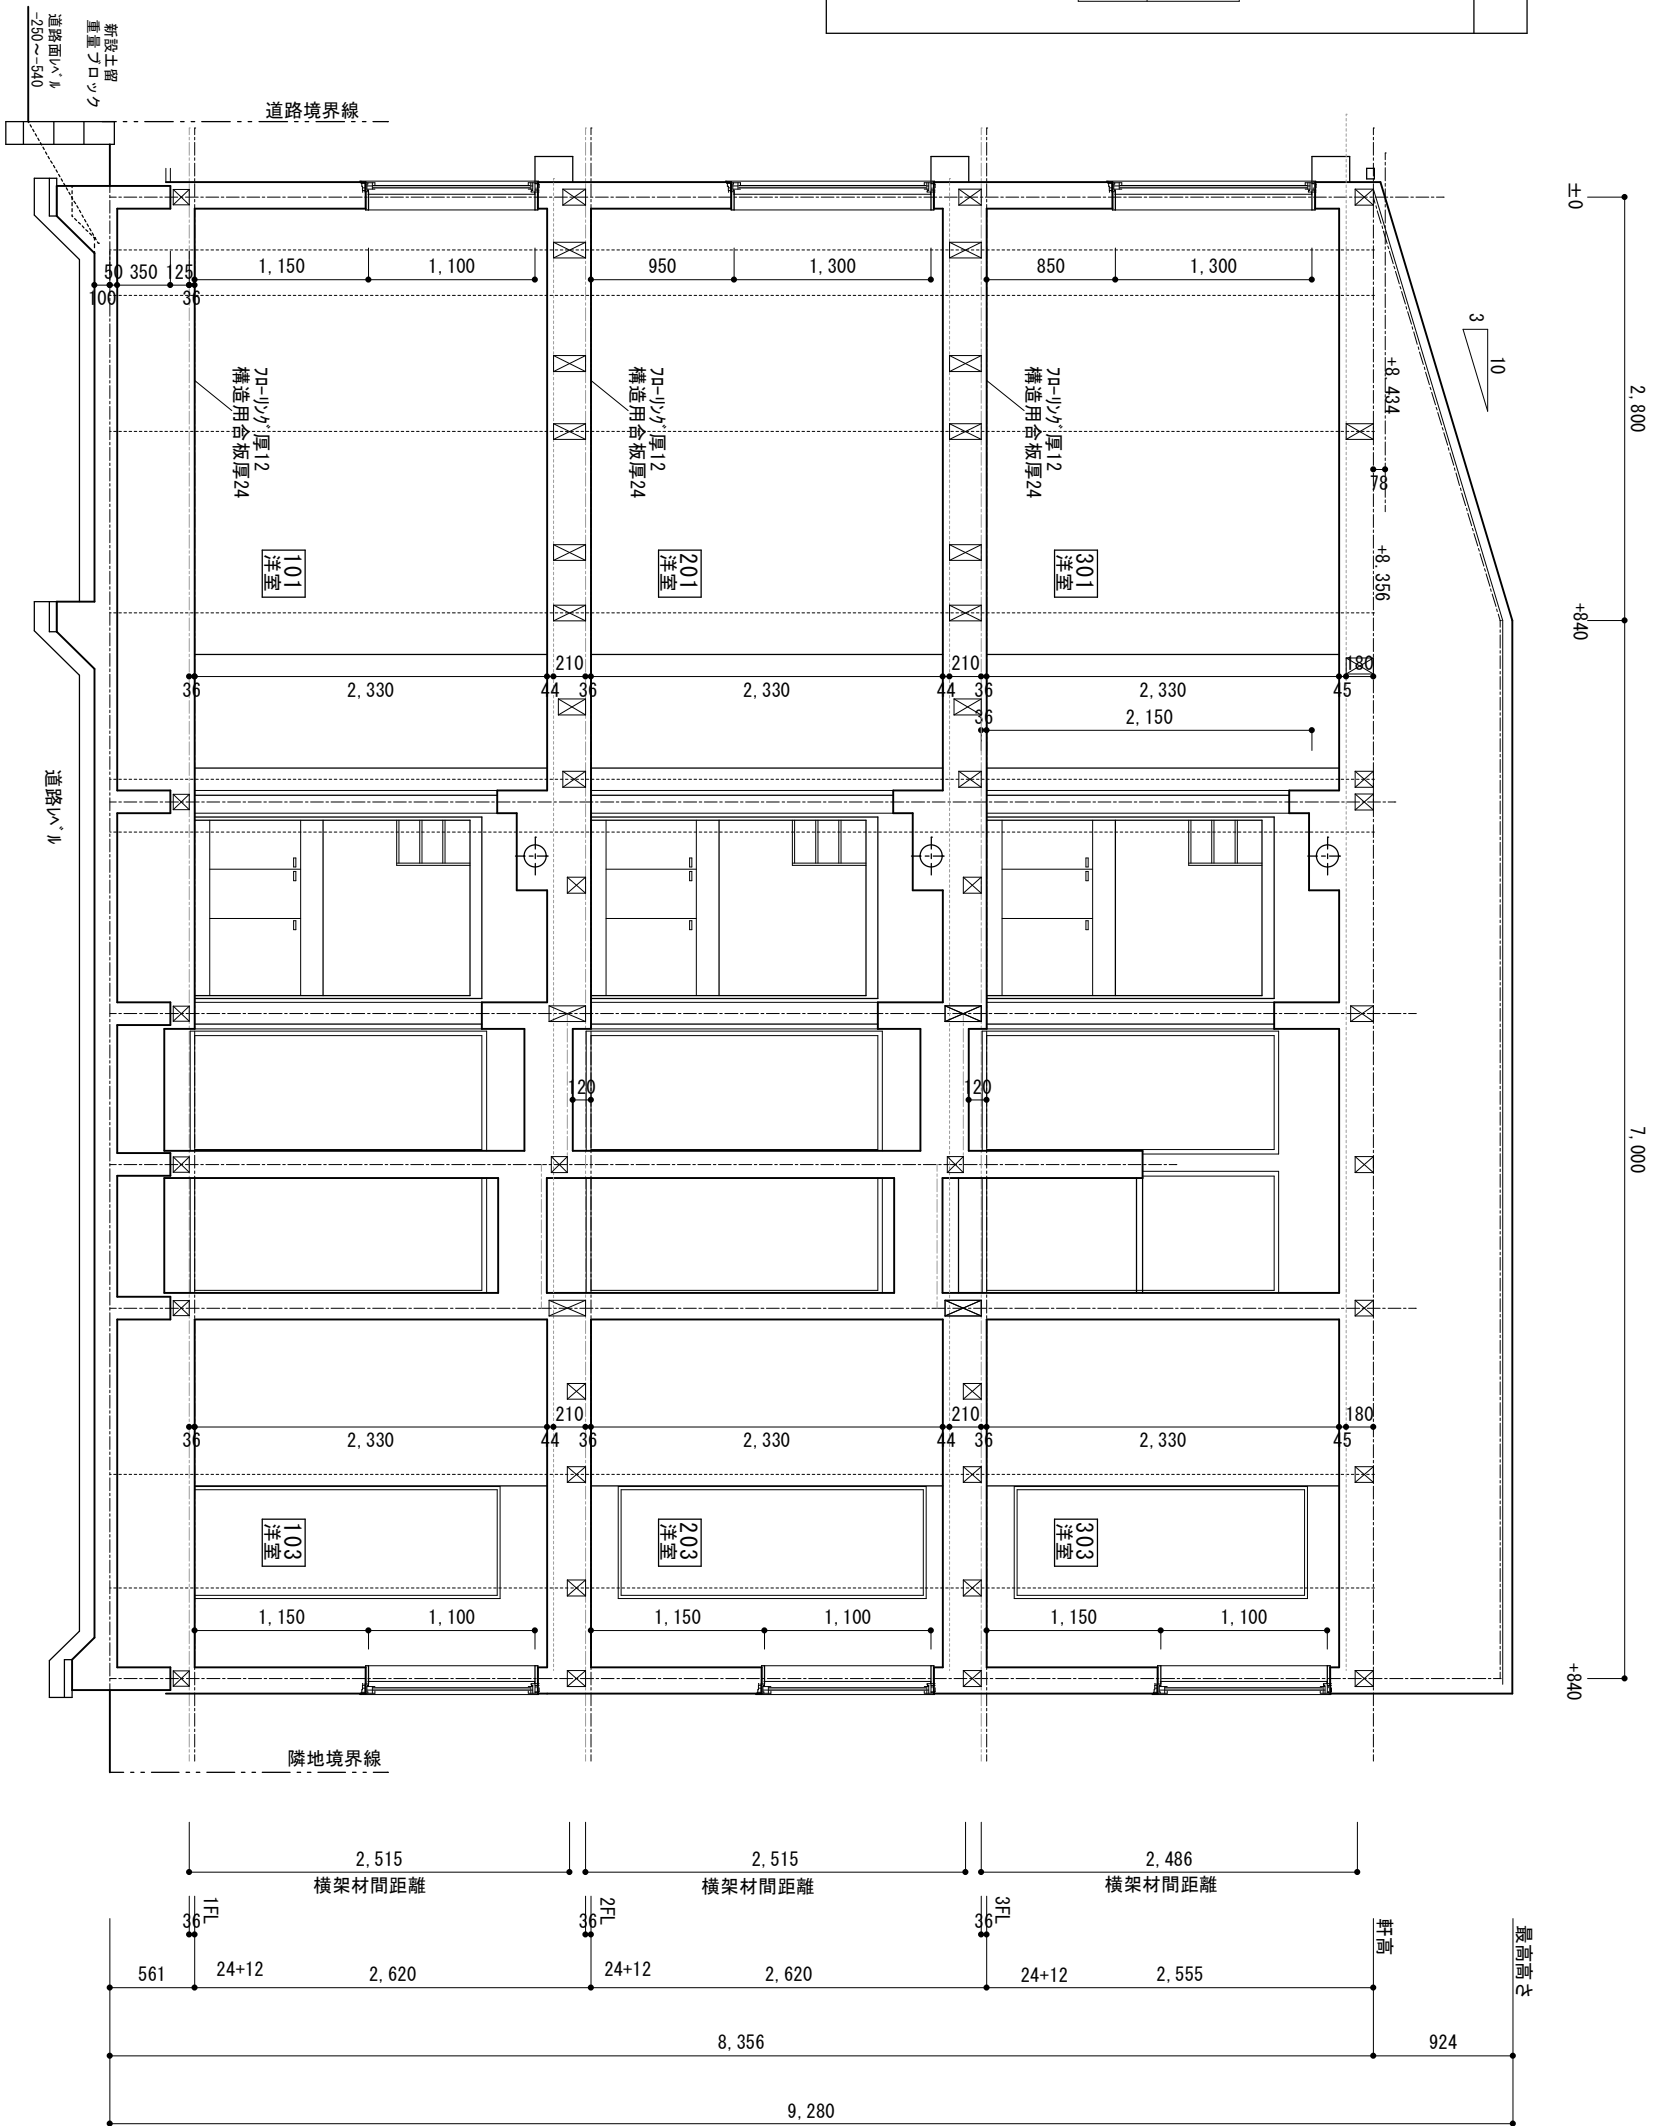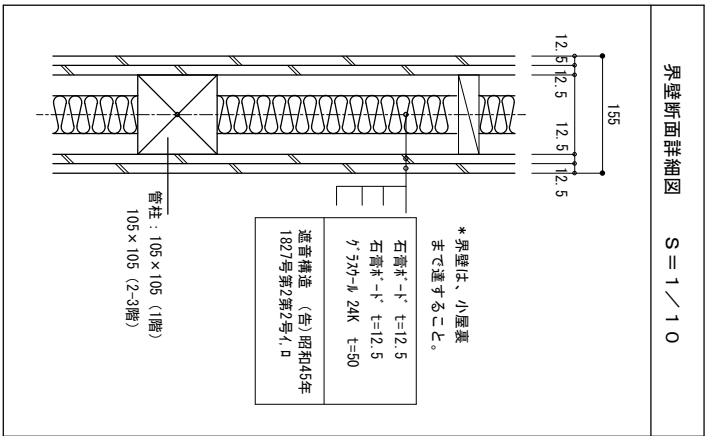

4.5分準耐火構造	▼BM±0	設計GL=±0 設計GL=1FL-561	床下換気 基礎/ベツキン 使用	木部の防腐・防蟻処理：薬剤処理 土台の防腐・防蟻処理：薬剤処理	GLより1000迄 105*105
-----------	-------	-------------------------	--------------------	------------------------------------	----------------------

工事名称		西加平28共同住宅 新築工事	
 (株) 小野建設一般建築士事務所 〒180 東京都荒川区西葛西3-23-3 TEL 0422-55-6611		記事 一般建築士登録 第288385号 久保達彦	
図名		NO 09	
断面図 (1)			
縮尺	1/50	設計	校図 承認
		設計年月日 出力年月日 2024年11月28日	

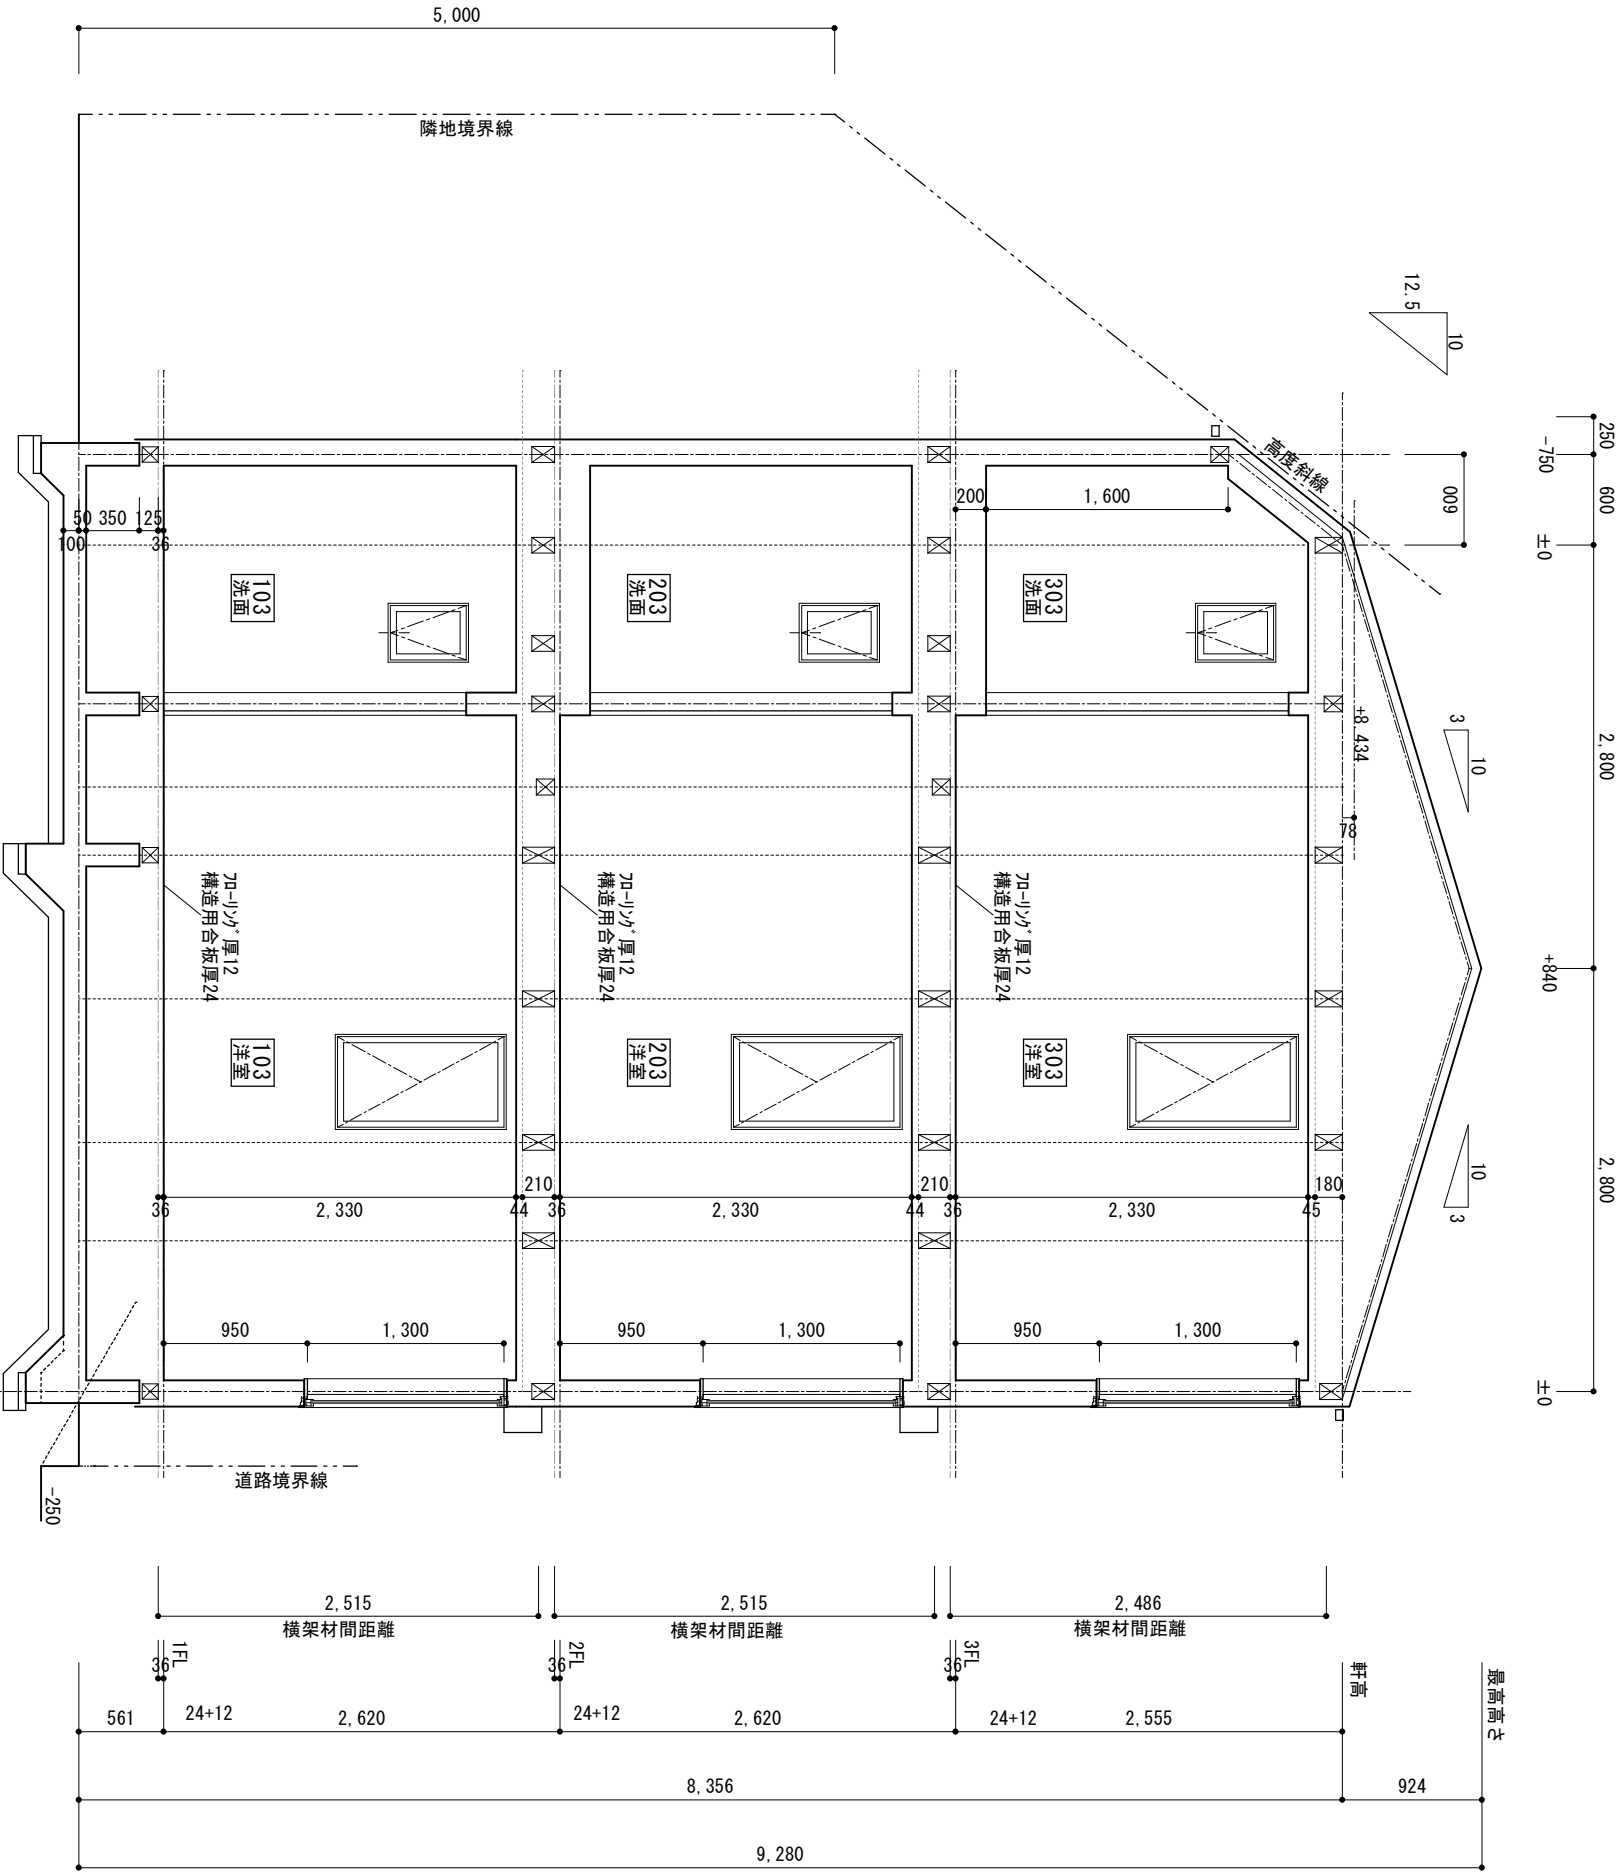

4 5分準耐火構造



▼BM±0

設計G L = ±0

設計G L = 1FL-561

床下換気
基礎/パッキン 使用

本部の防蟻・防蟻処理：薬剤処理 G Lより 1000迄
土台の防蟻・防蟻処理：薬剤処理 105*105

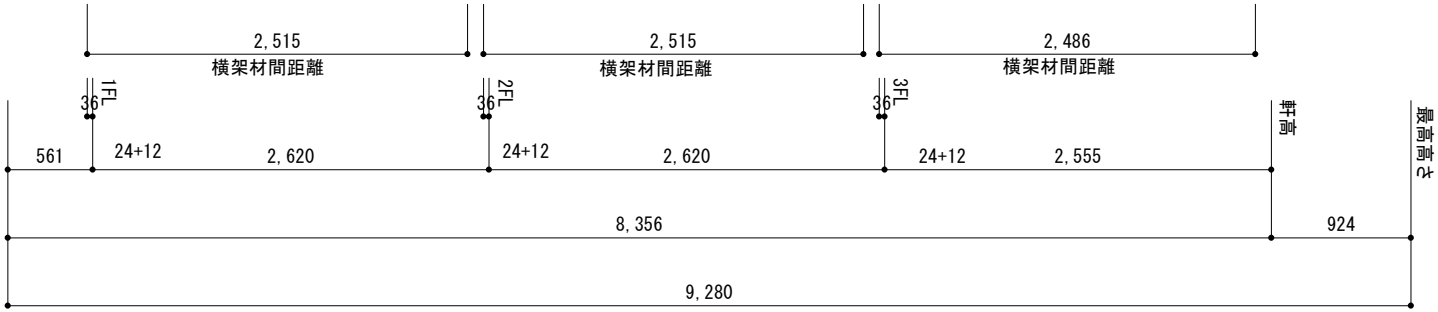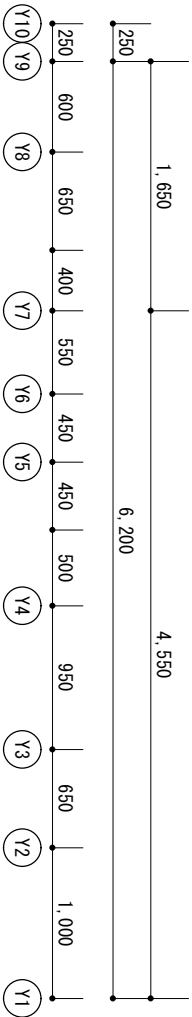

工事名称

西加平28共同住宅 新築工事



(株) 小野建設一級建築士事務所
〒180 東京都武蔵野市吉祥寺本町3-23-3
TEL. 0422-55-6611

記事

一級建築士登録 第288385号
久保達彦

図名

断面図 (2)

N0

10

縮尺

1/50


設計

校図

承認

設計年月日

出力年月日
2024年11月28日

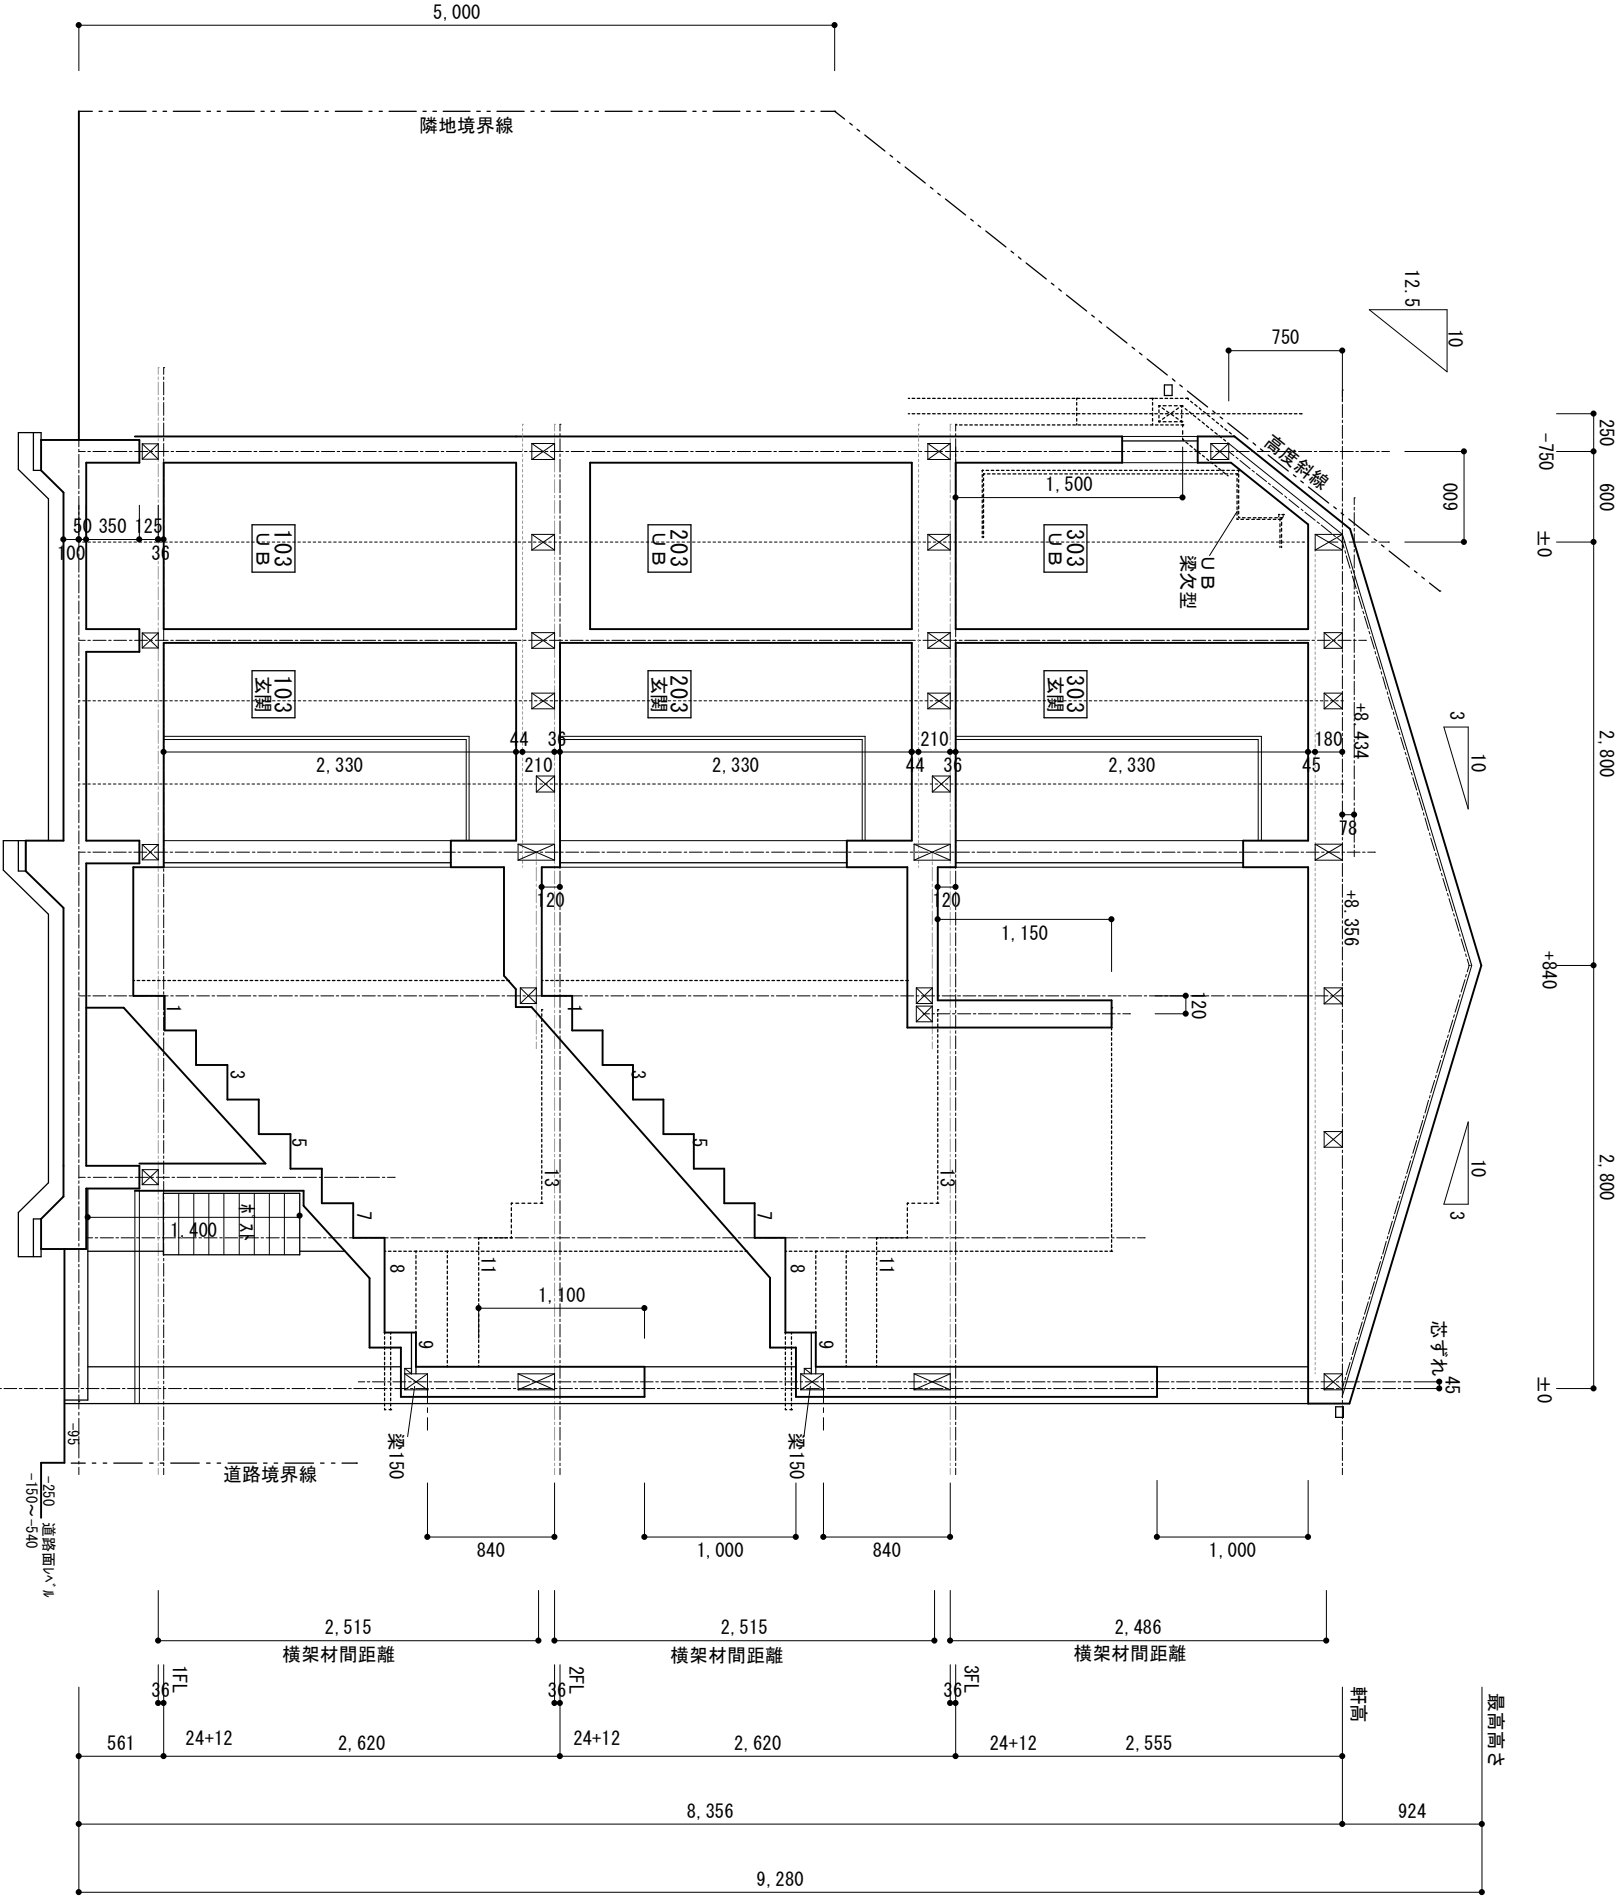

4 5分準耐火構造

▼BM±0

設計G.L.=±0


設計G.L.=1FL-561

床下換気



基礎/パッキン 使用

本部の防蟻・防蟻処理：薬剤処理 G.L.より 1000迄

土台の防蟻・防蟻処理：薬剤処理 105*105

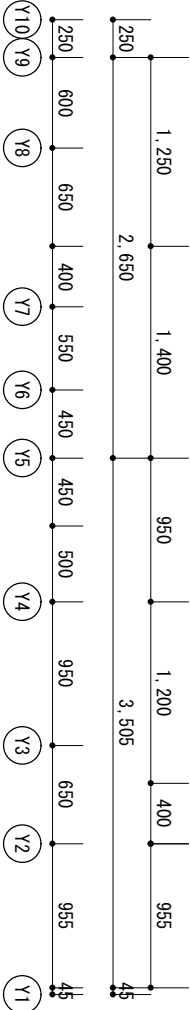

工事名称		西加平28共同住宅 新築工事		記事		図名		NO	
				一級建築士登録 第288385号		断面図 (3)		11	
				久保達彦		縮尺		設計年月日	
						1/50		出力年月日	
								2024年11月28日	

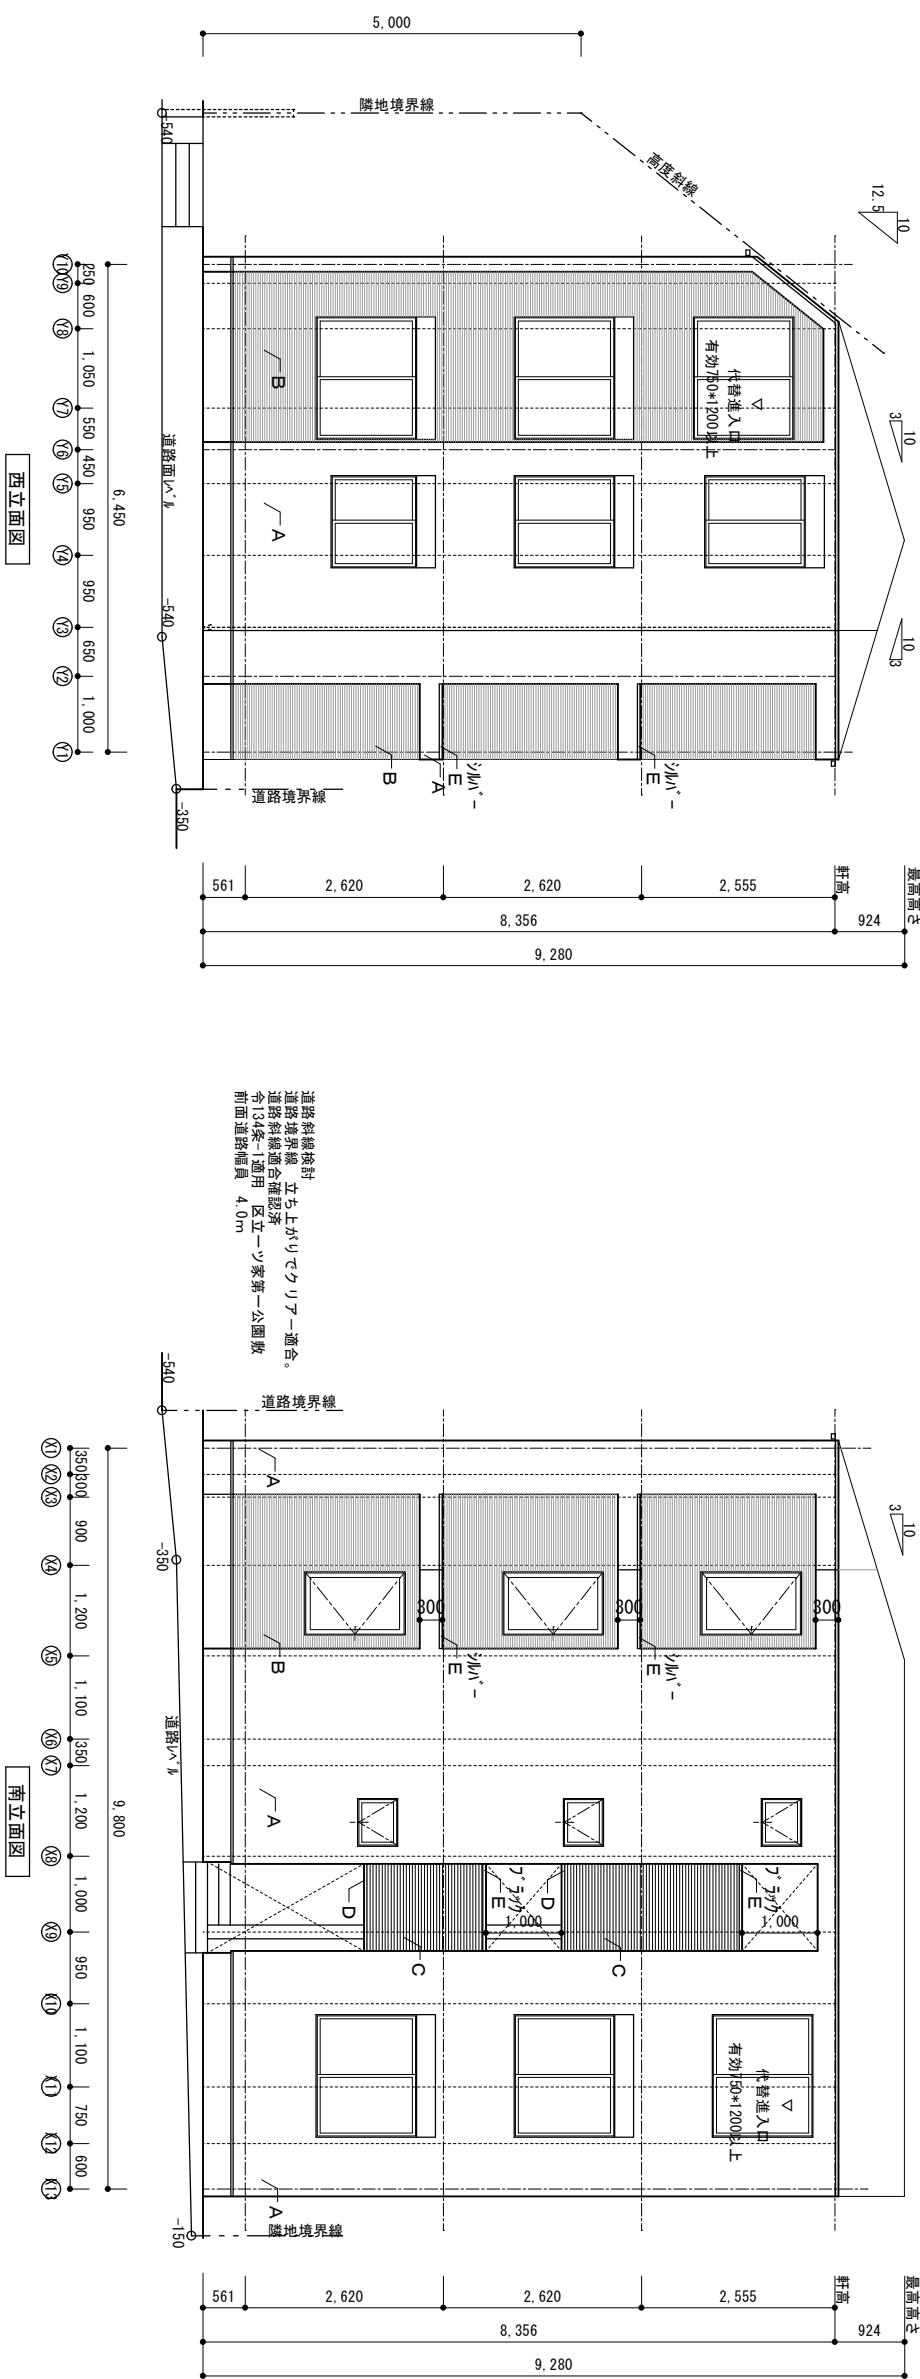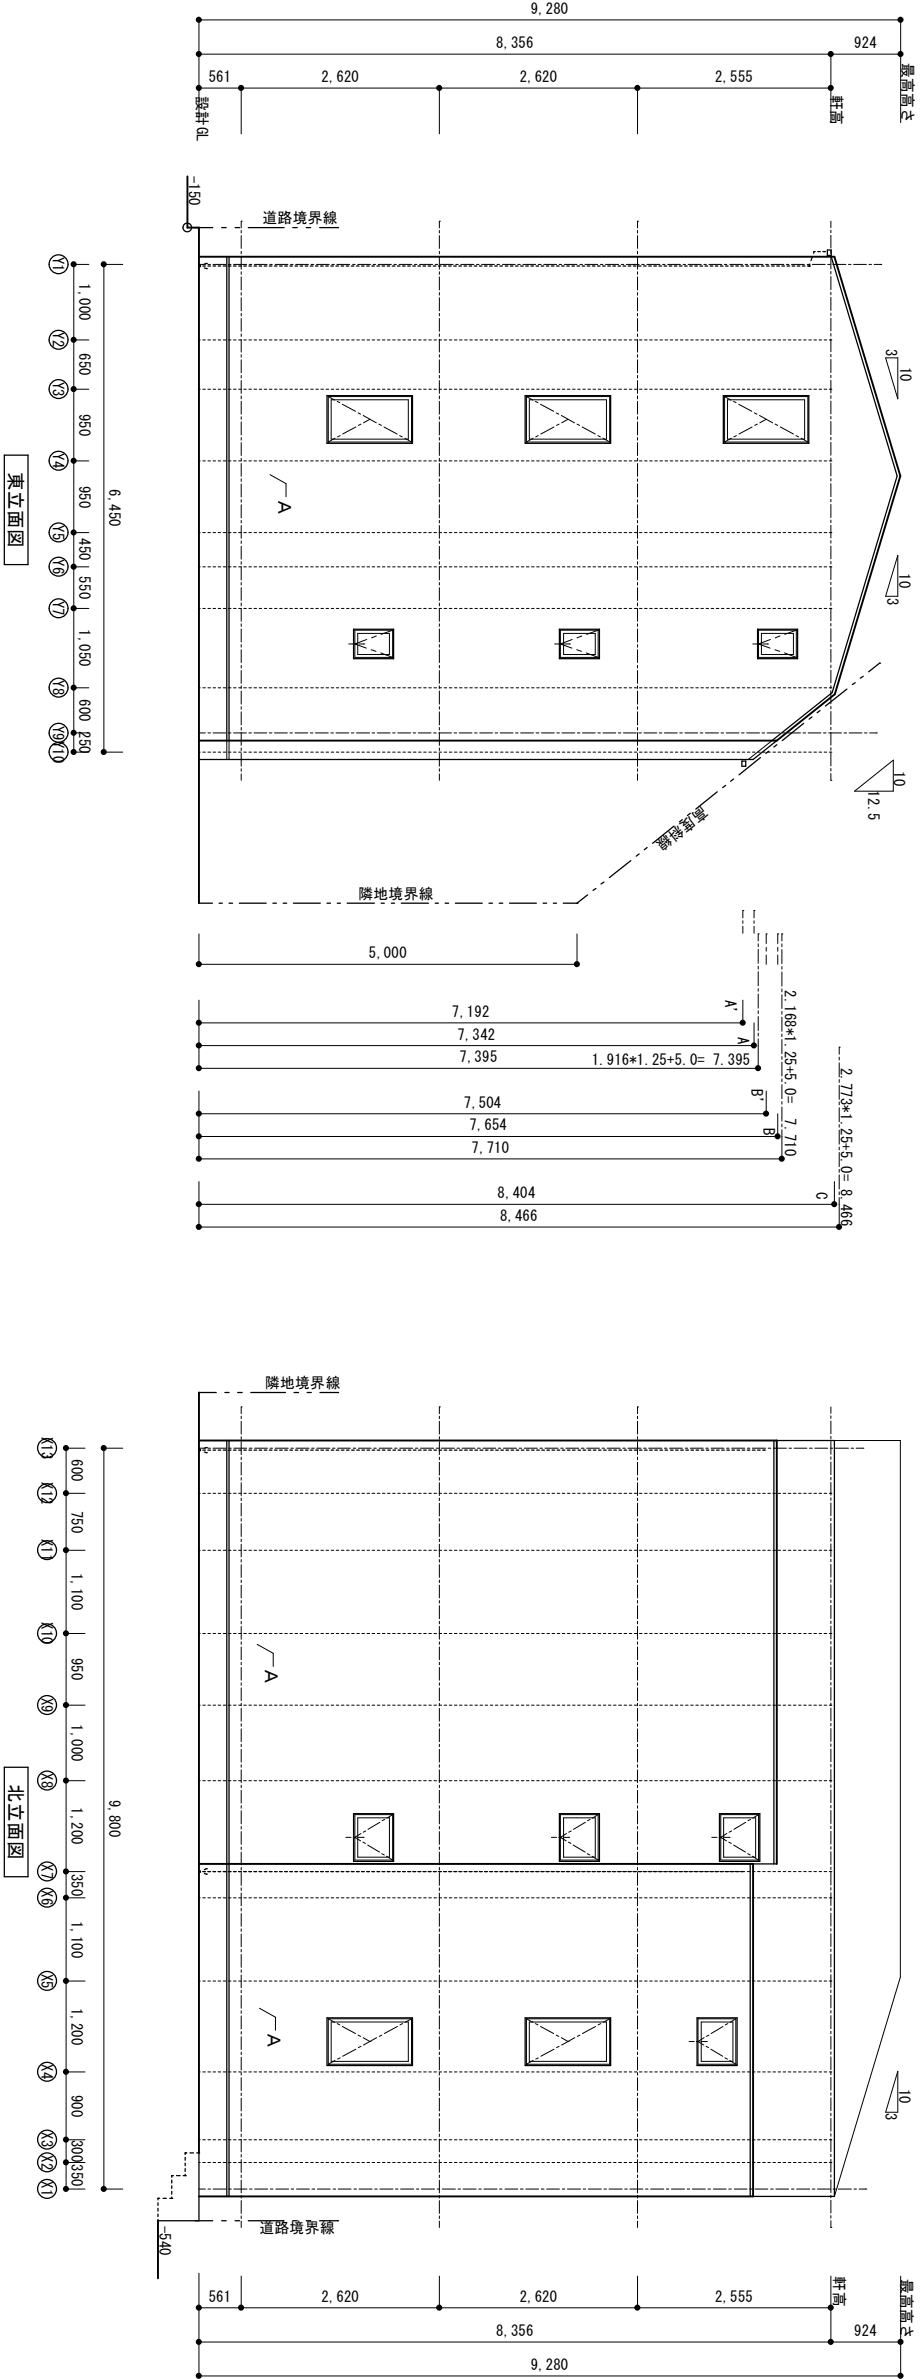

※ 笠木は原則アルミ笠木、板金使用時は可能な限り水勾配をとる事

A	構造用合板t=9下地（全面貼）、防湿シート、通気胴縁、防火サイディング（ニチハ）14ミリ、無垢板型枠RCウォール（横貼り、釘止め）
B	構造用合板t=9下地（全面貼）、防湿シート、通気胴縁、防火サイディング（ニチハ）16ミリ、アクリル調、えんぼく（横貼り、金具止め）
C	構造用合板t=9下地（全面貼）、防湿シート、通気胴縁、窯業系下地の上タイル貼（接着工法）（名古屋タイル）シュトラッセ、220×55 O5番色（ダークグレー）タタリ
D	オーバーハング金物 ブラック
E	笠木
F	小屋裏用、棟換気設置（屋根伏図参照）
G	小屋裏用、軒換気設置（屋根伏図参照）